





 


合 考 生	总图	结构	给水排水
	规划	强电	空调
	建筑	弱电	热力

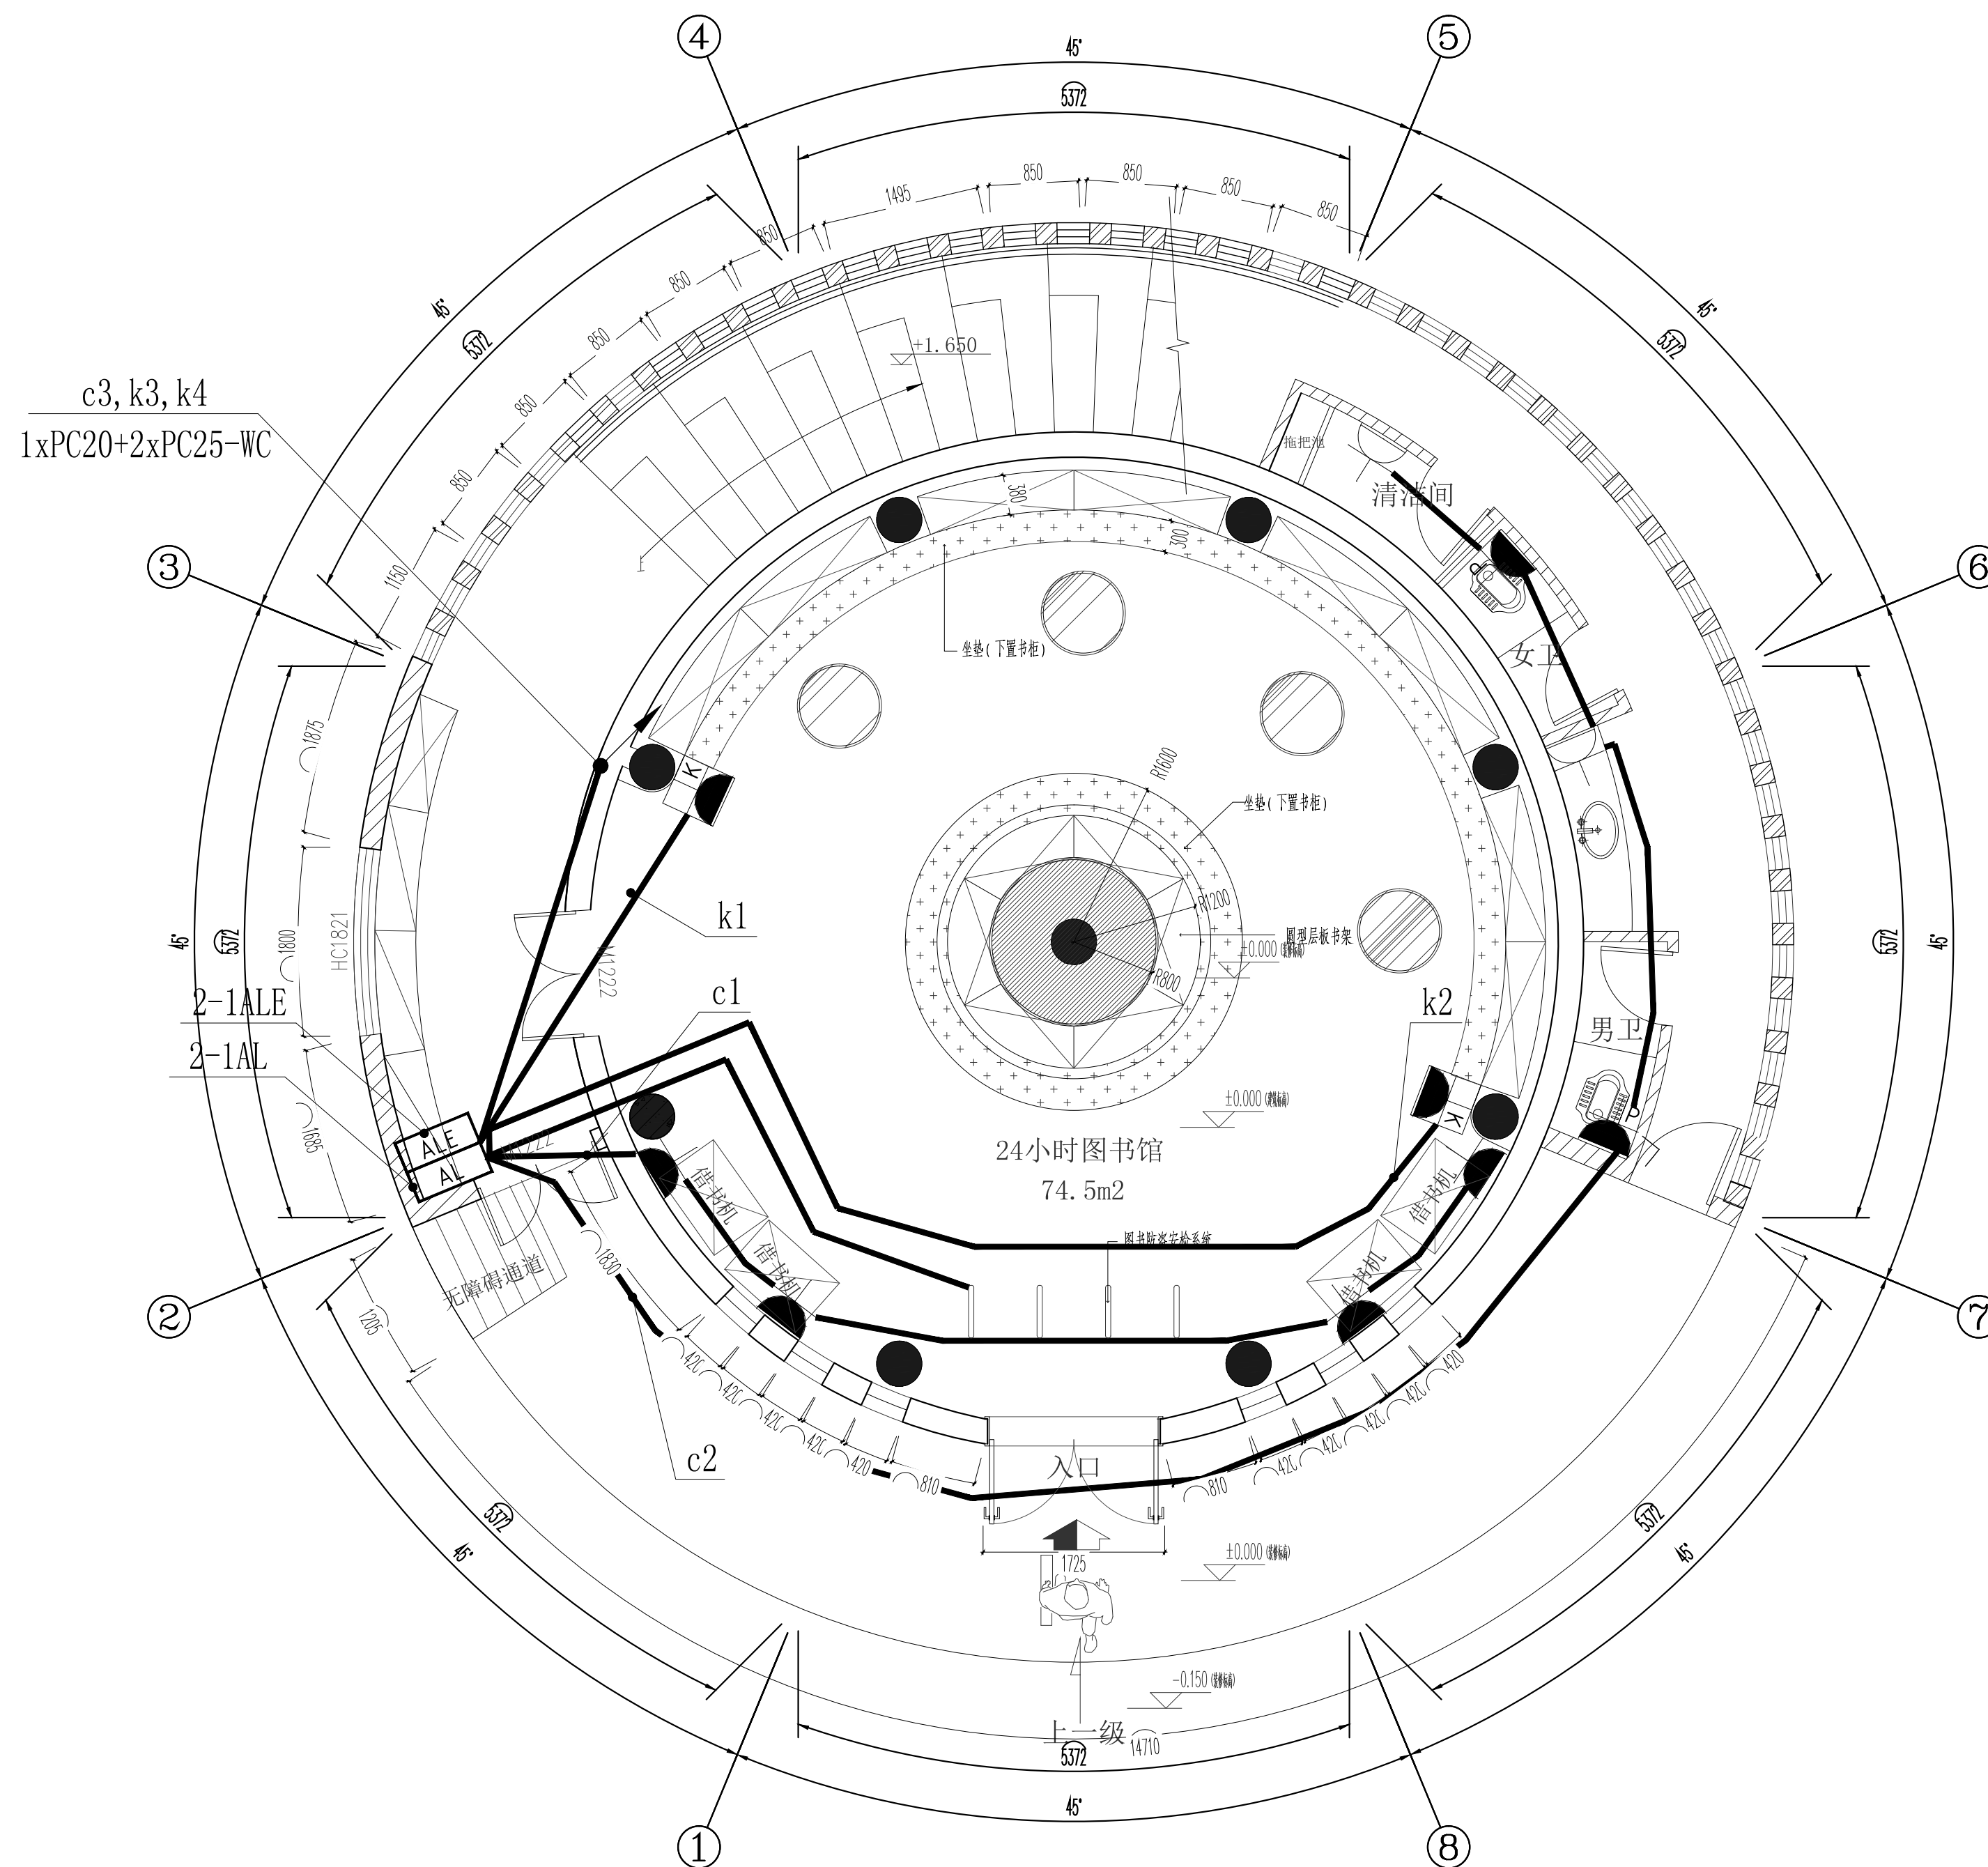

首层配电平面图

PLAN SWCLE 1:50@ A2

出图专用章			
注册师章			
注册师			
版本	日期	修改内容	
 广东华南建筑设计研究院有限公司 地址：广州市越秀区中山四路246号信德商务大厦26楼 邮编：510030			
工程设计资质证书：A144016719 A244016716		建筑行业建筑工程甲级 市政行业给水工程乙级 市政行业道路工程乙级 风景园林工程设计专项乙级 城乡规划编制资质证书：粤自资规乙字23440114号（乙级）	
合同编号			
总负责人	孙亚平		
审定	杨勤尧		
审核	杨勤尧		
校核	吴法禧		
专业负责人	杨勤尧		
设计	王浩		
专业	电气	版本	
阶段	施工图	日期	
建设单位	东莞市望牛墩镇文化服务中心 (东莞市望牛墩镇体育管理服务中心)		
工程名称	东莞市望牛墩镇文化广场文体设施提升项目		
单位名称	小时图书馆		
图纸名称	首层配电平面图		
图号	DS-04		
施工图审查号			
电子条码			
版权所有，未经授权，不得复制。			