
 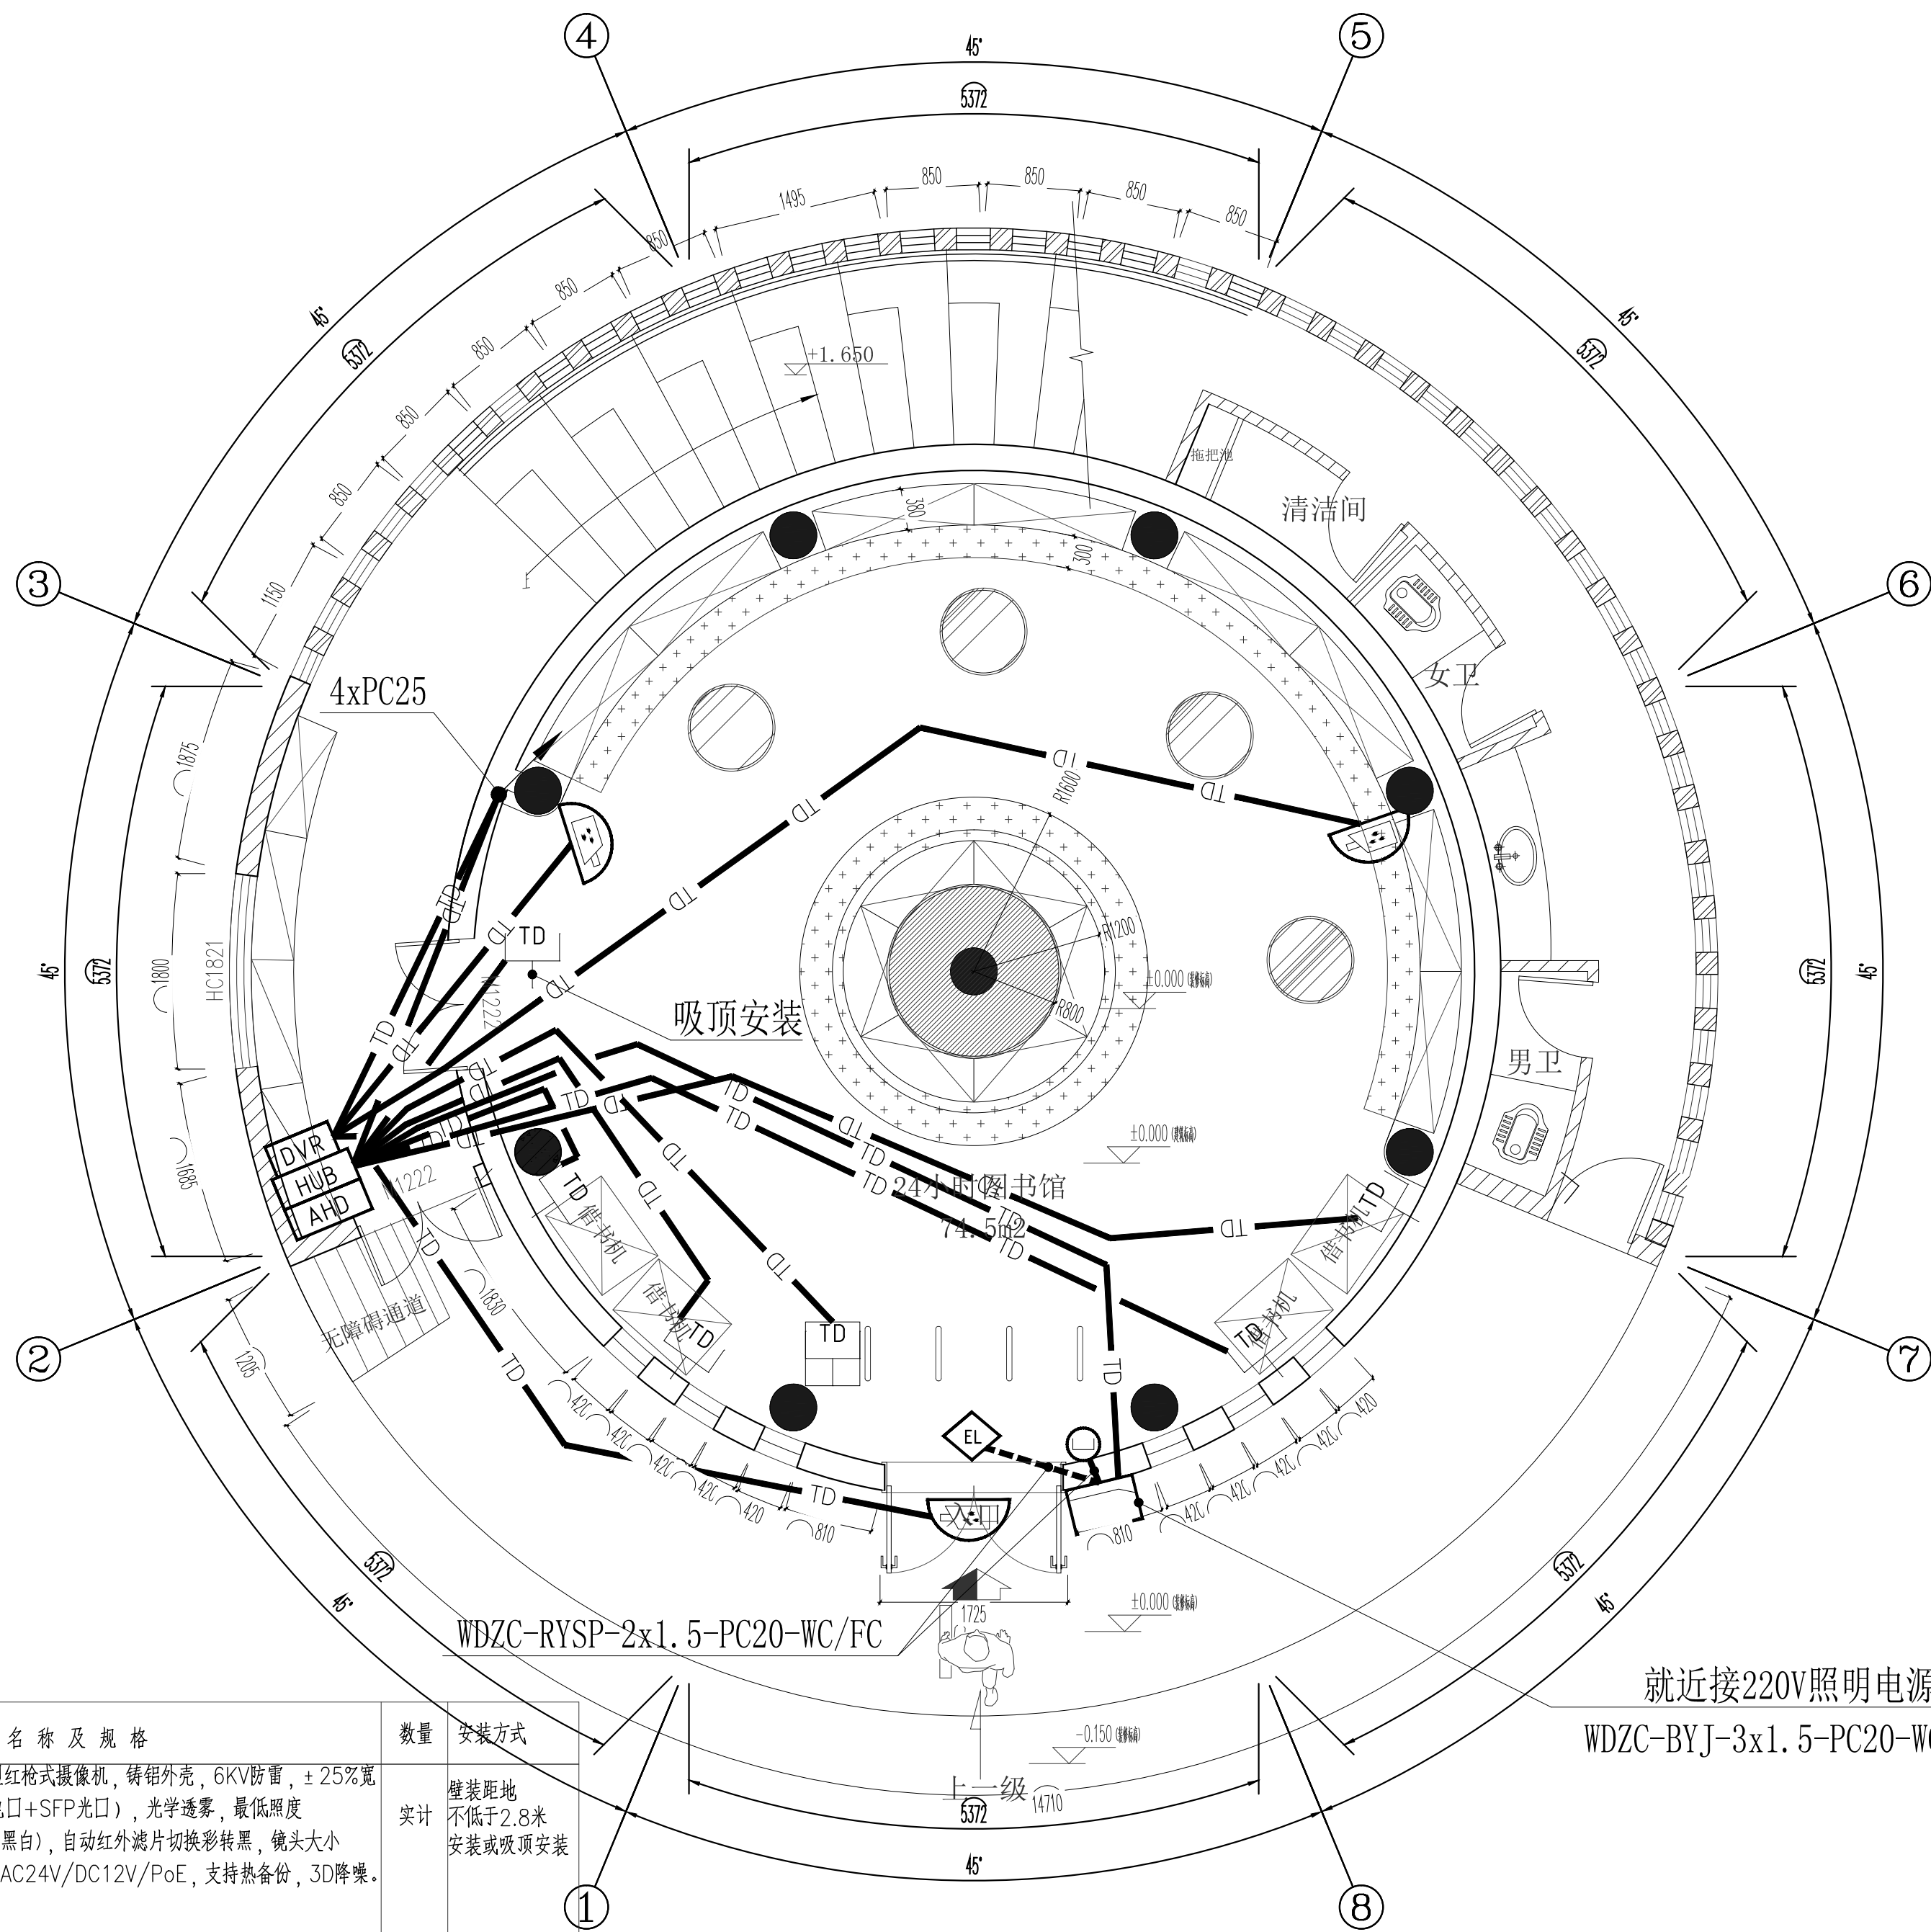



会 务 栏	总图	结构	给水排水	
	规划	强电	空调	
	建筑	弱电	热力	




序号	图例	名称及规格	数量	安装方式
1		网络智能全天候4k高清日夜型红枪式摄像机, 铸铝外壳, 6KV防雷, $\pm 25\%$ 宽压, 1+1光电接口(以太网电口+SFP光口), 光学透雾, 最低照度0.03Lux(彩色)/0.01Lux(黑白), 自动红外滤片切换彩转黑, 镜头大小16mm, 宽动态, 2160P, AC24V/DC12V/PoE, 支持热备份, 3D降噪。防护等级IP66	实计	壁挂距地 不低于2.8米 安装或吸顶安装
2		网络智能全天候4k高清日夜型红半球形摄像机, 6KV防雷, $\pm 25\%$ 宽压, 1+1光电接口(以太网电口+SFP光口), 最低照度0.02Lux(彩色)/0.005Lux(黑白)/0.0Lux(开启红外), 自动红外滤片切换彩转黑, 镜头大小16mm, 宽动态, 2160P, AC24V/DC12V/PoE, 支持热备份, 3D降噪。	实计	吸顶安装

首层智能化平面图

PLAN SWCLE 1:50@ A2

注: 1~2根 PC20-WC, FC; 3~4根 PC25-WC, FC。

出图专用章			
注册师章			
注册师			
版本	日期	修改内容	
<div>广东华南建筑设计研究院有限公司 地址：广州市越秀区中山四路246号信德商务大厦26楼 邮编：510030</div>			
工程设计资质证书：A144016719 建筑行业建筑工程甲级 A244016716 市政行业给水工程乙级 市政行业道路工程乙级 风景园林工程设计专项乙级			
城乡规划编制资质证书：粤自资规乙字23440114号（乙级）			
合同编号			
总负责人	孙亚平		
审定	杨赐锐		
审核	杨赐锐		
校核	吴法禧		
专业负责人	杨赐锐		
设计	王浩		
专业	电气	版本	
阶段	施工图	日期	
建设单位	东莞市望牛墩镇文化服务中心 (东莞市望牛墩镇体育管理服务中心)		
工程名称	东莞市望牛墩镇文化广大家庭设施提升项目		
单体名称	小时图书馆		
图纸名称	首层智能化平面图		
图号	DS-08		
施工图审查号			
电子条码			
版权所有，未经授权，不得复制。			