




给水	排水	空调	通风	电力	
结构	强电	弱电			
总图	规划	建筑			
会 审 栏					

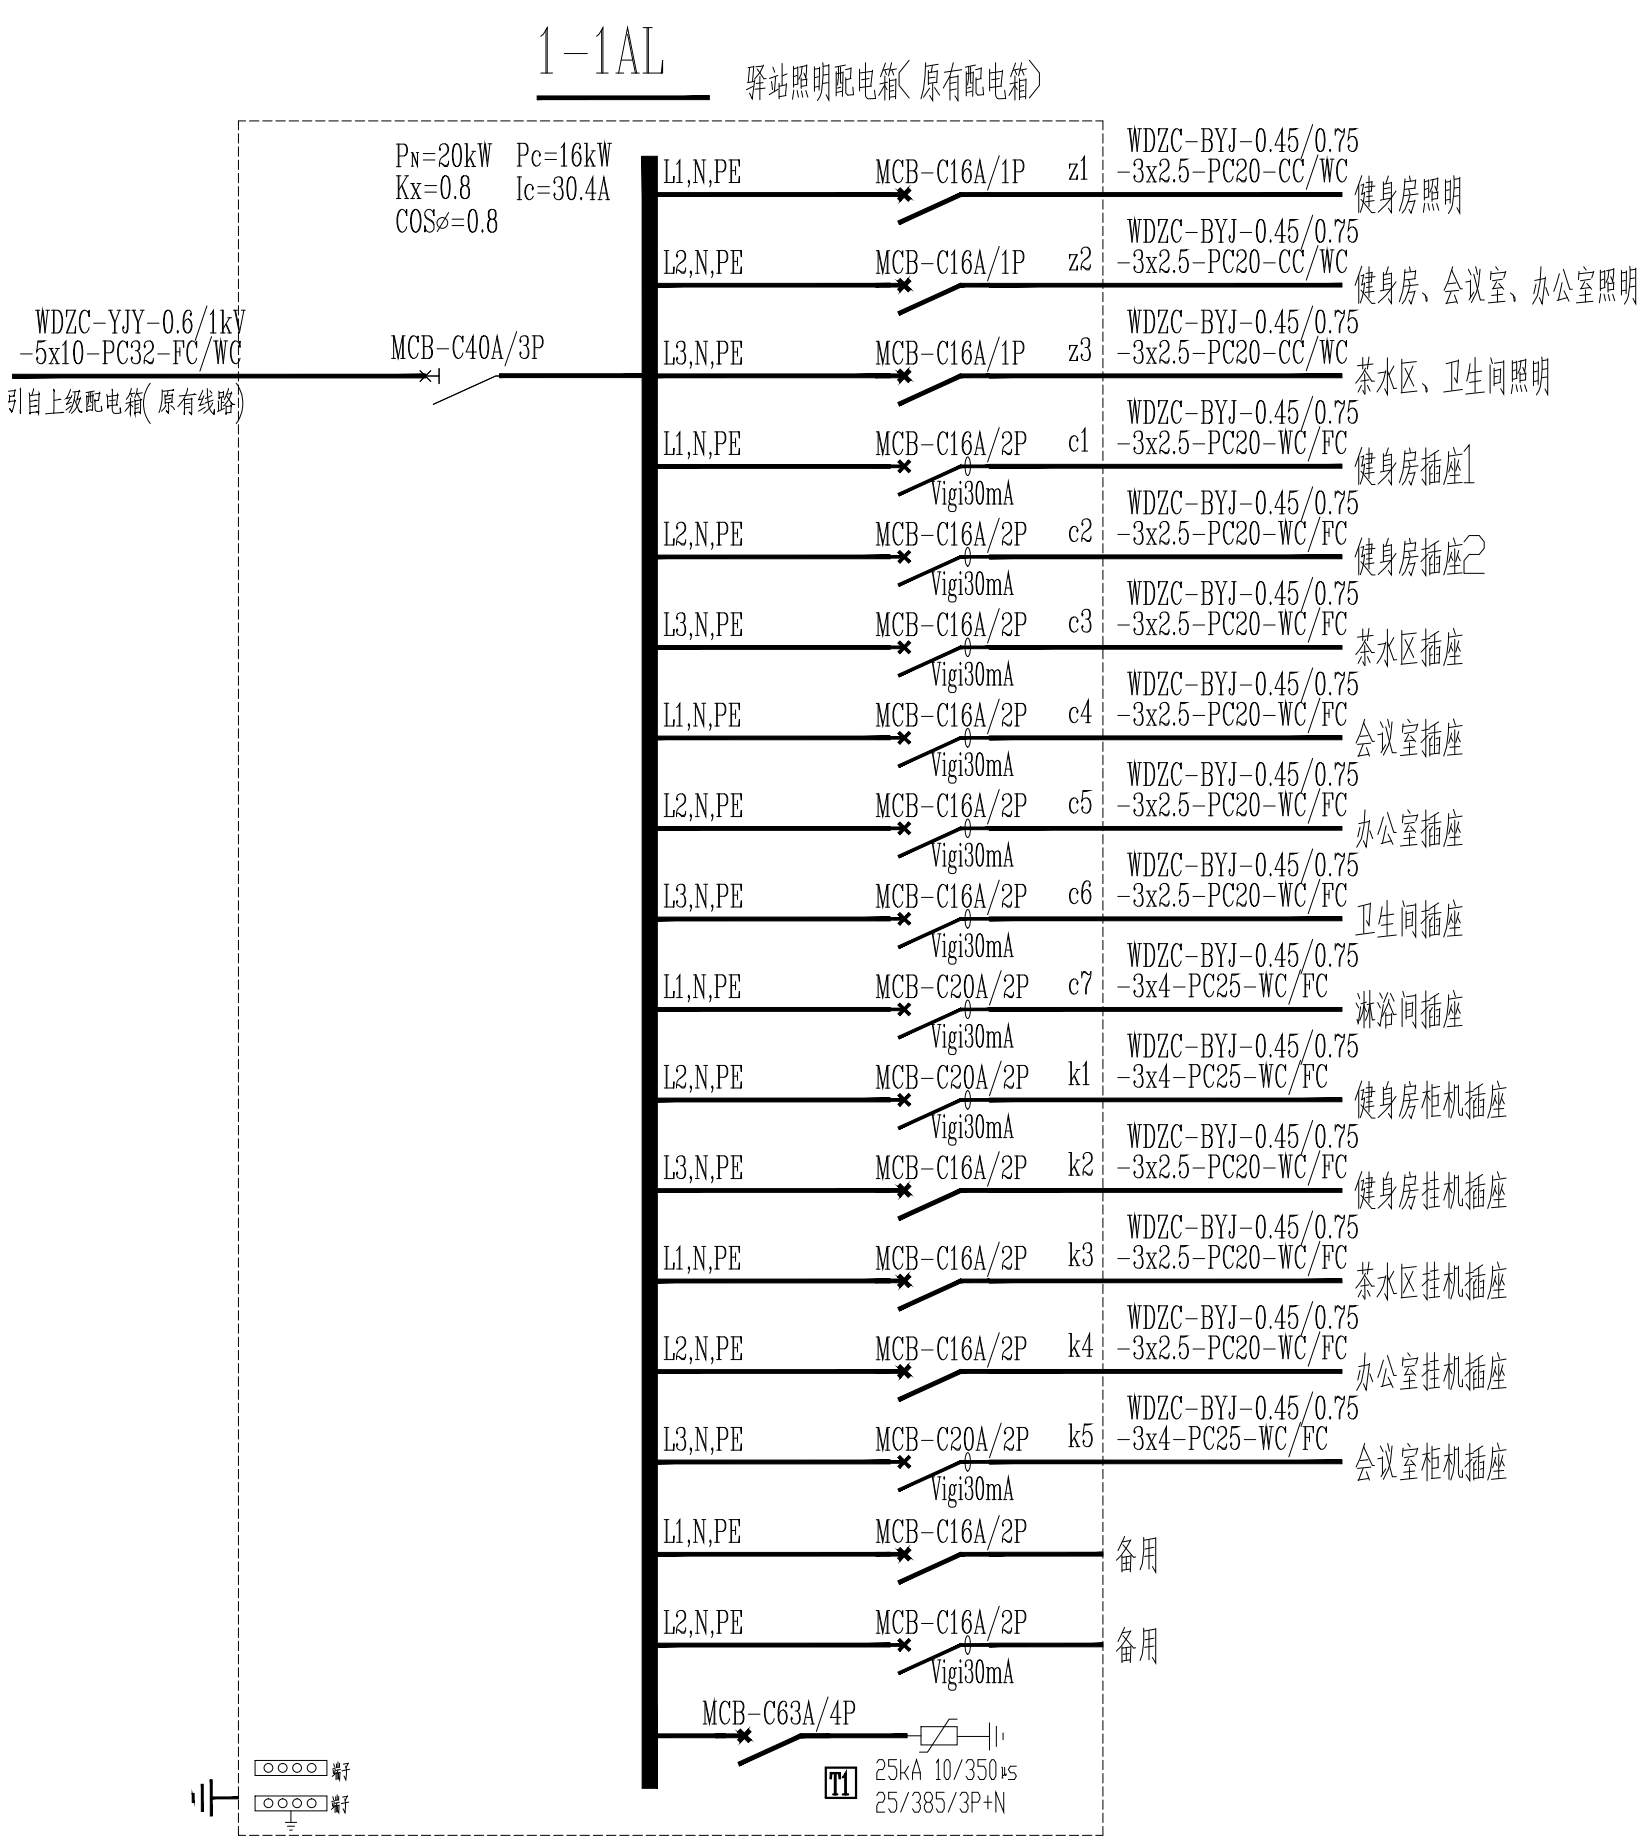

配电箱系统图

注：首层c1~k5回路线缆采用重型塑料导管(GY·405)；z1~z3回路线缆采用中型塑料导管(GY·305)

注：1、照明配电箱及智能化配线箱均为原有设备，进线均为原有线路，仅箱内设备及出线为全新设备。

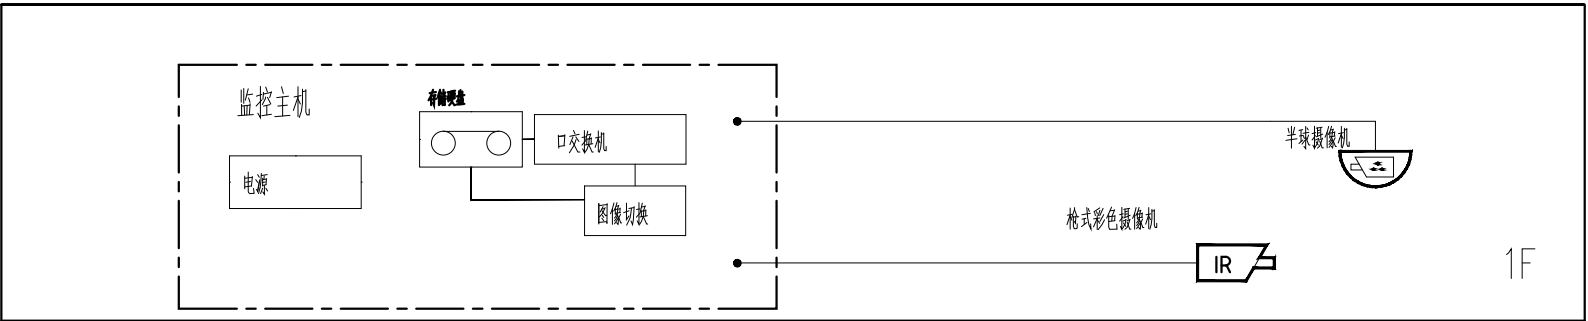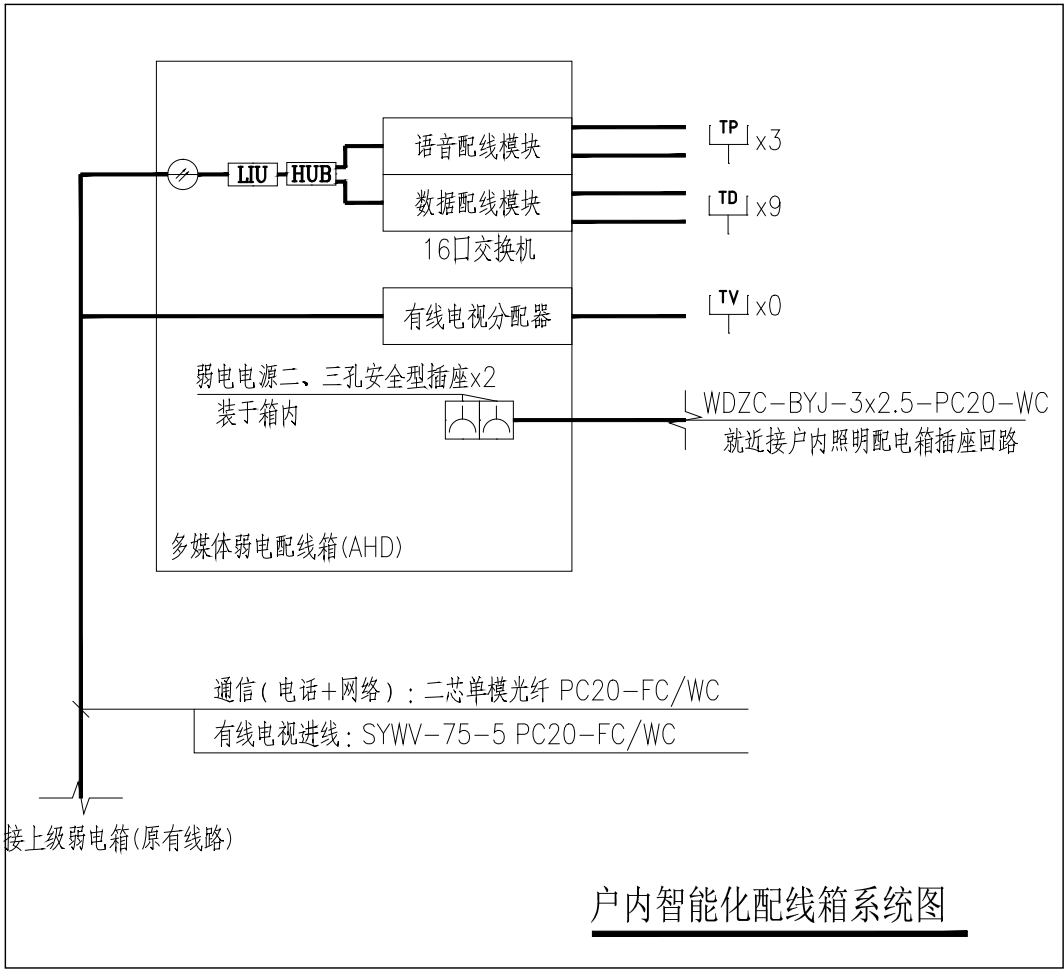

视频监控系统图

说明：

1、本系统采用全网络化视频安防监控系统，摄像机采用网络摄像机，采用POE供电方式。

2、所有摄像机的电源，按区域设置不间断电源(UPS)。

3、系统的深化设计由承包商负责。


 


 
 
4、系统所有器件均由承包商负责成套供货、安装、调试。

5、视频安防监控系统中使用的设备必须符合国家法律法规和现行强制性标准的要求，并经法定机构检验或认证合格。

6、矩阵切换和数字视频网络虚拟交换/切换模式的系统应具有系统信息存储功能，在供电中断或关机后，对所有编程信息和时间信息均应保持。每路存储的图像分辨率必须不低于352×288，每路存储的时间必须不少于7×24h。

7、监视图像信息和声音信息应具有原始完整性。

8、系统记录的图像信息应包含图像编号/地址、记录时的时间和日期。

出图专用章			
注册师章			
注册师			
版本	日期	修改内容	
<div><div></div><div>广东华南建筑设计研究院有限公司 地址：广州市越秀区中山四路246号信德商务大厦26楼 邮编：510030</div></div> <div>工程设计资质证书：A144016719 建筑行业建筑工程甲级 A244016716 市政行业给水\排水工程乙级 市政行业道路工程乙级 风景园林工程设计专项乙级 城乡规划编制资质证书：粤自资规乙字23440114号（乙级）</div>			
合同编号			
总负责人	孙亚平		
审定	杨勤尧		
审核	杨勤尧		
校核	吴法禧		
专业负责人	杨勤尧		
设计	王浩		
专业	电气	版本	
阶段	施工图	日期	
建设单位	东莞市望牛墩镇文化服务中心 (东莞市望牛墩镇体育管理服务中心)		
工程名称	东莞市望牛墩镇文化广场文体设施提升项目		
单体名称	驿站		
图纸名称	配电箱系统图 视频监控监控系统图 户内智能化配线箱系统图		
图号	DS-03		
施工图审查号			
电子条码			
版权所有，未经授权，不得复制。			