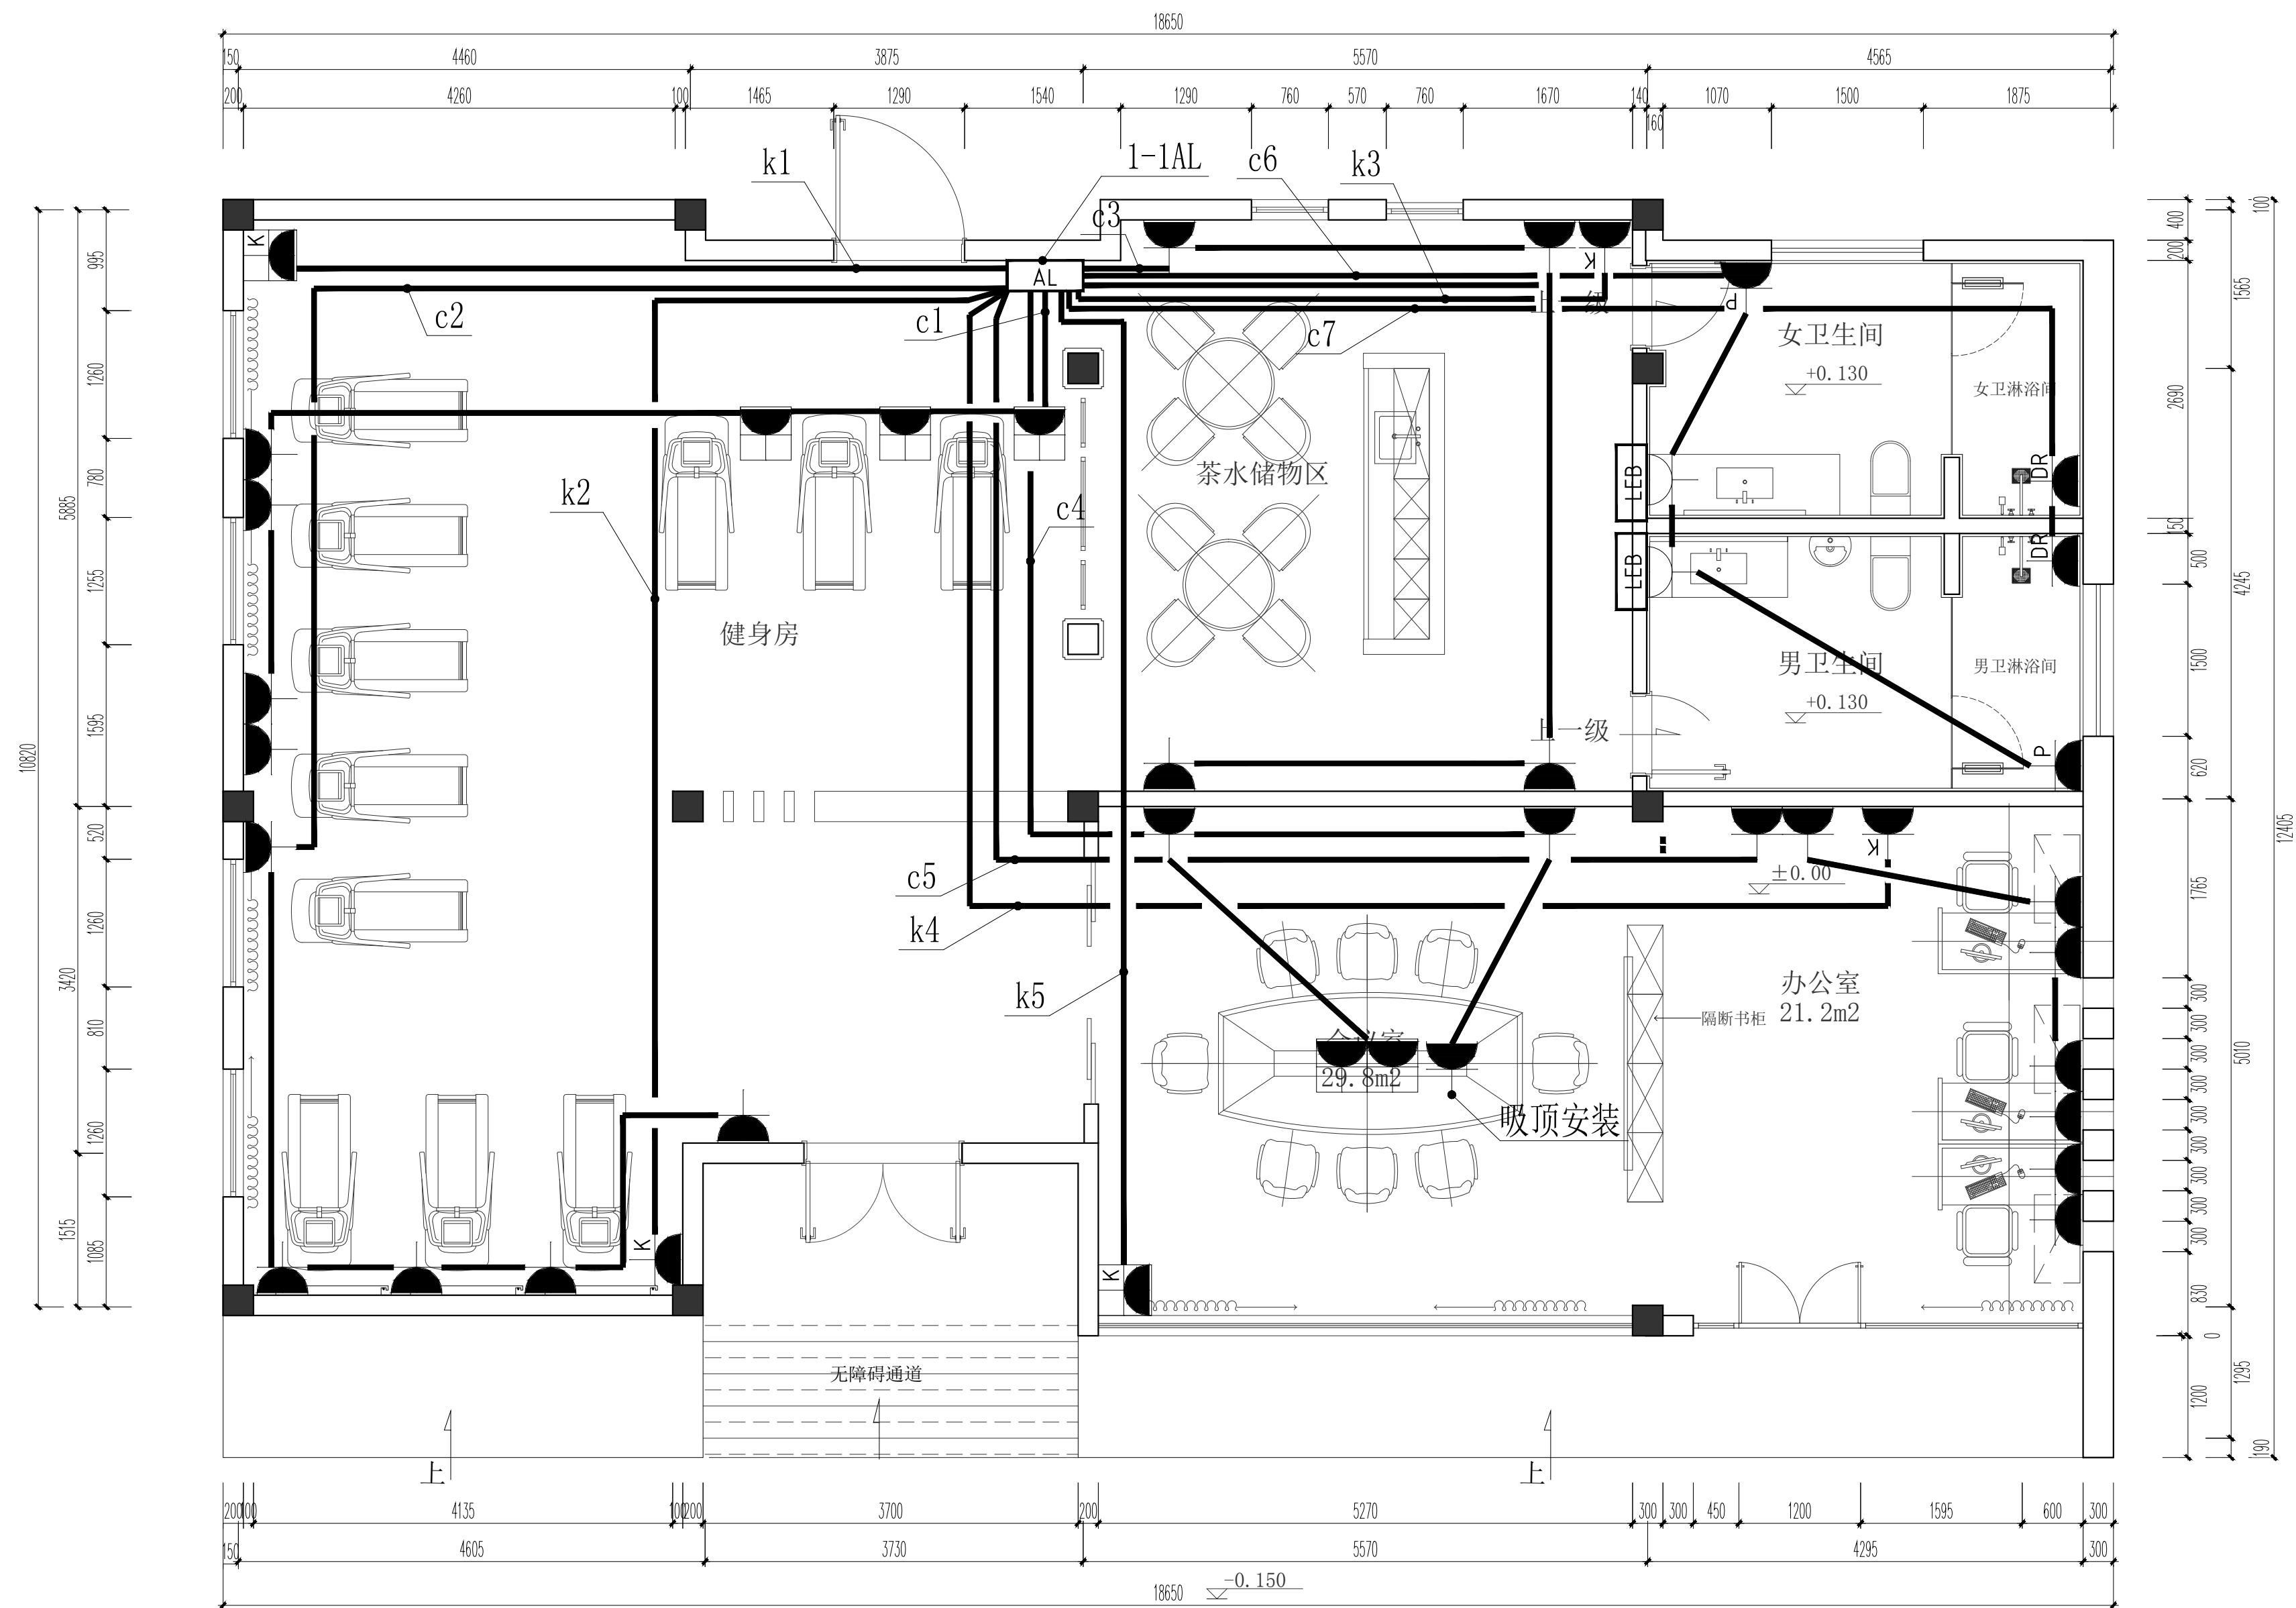

 

 

 



| | | | | |
|-------|----|----|------|--|
| 合 登 生 | 总图 | 结构 | 给水排水 | |
| | 规划 | 强电 | 空调 | |
| | 建筑 | 弱电 | 热力 | |



PLAN SWCLE 1:50@ A2

| | | | |
|---|-----|---|--|
| 出图专用章 | | | |
| 注册师章 | | | |
| 注册师 | | | |
| | | | |
| | | | |
| | | | |
| 版本 | 日期 | 修改内容 | |
| <div> 广东华南建筑设计研究院有限公司</div> <div>地址：广州市越秀区中山四路246号信德商务大厦26楼</div> <div>邮编：510030</div> <div>工程设计资质证书：A144016719 建筑行业建筑工程甲级</div> <div>A244016716 市政行业给水\排水工程乙级</div> <div>市政行业道路工程乙级</div> <div>风景园林工程设计专项乙级</div> <div>城乡规划编制资质证书：粤自资规乙字23440114号（乙级）</div> | | | |
| 合同编号 | | | |
| 总负责人 | 孙亚平 |  | |
| 审定 | 杨勘尧 |  | |
| 审核 | 杨勘尧 |  | |
| 校核 | 吴法禧 |  | |
| 专业负责人 | 杨勘尧 |  | |
| 设计 | 王浩 |  | |
| 专业 | 电气 | 版本 | |
| 阶段 | 施工图 | 日期 | |
| 建设单位 | | 东莞市望牛墩镇文化服务中心 (东莞市望牛墩镇体育管理服务中心) | |
| 工程名称 | | 东莞市望牛墩镇文化广场文体设施提升项目 | |
| 单体名称 | | 驿站 | |
| 图纸名称 | | 配电平面图 | |
| 图号 | | DS-04 | |
| 施工图审查号 | | | |
| 电子条码 | | | |
| 版权所有，未经授权，不得复制。 | | | |