


给水	排水	暖通	电气
结构	强电	弱电	暖通
总图	规划	建筑	电气
会	签	栏	

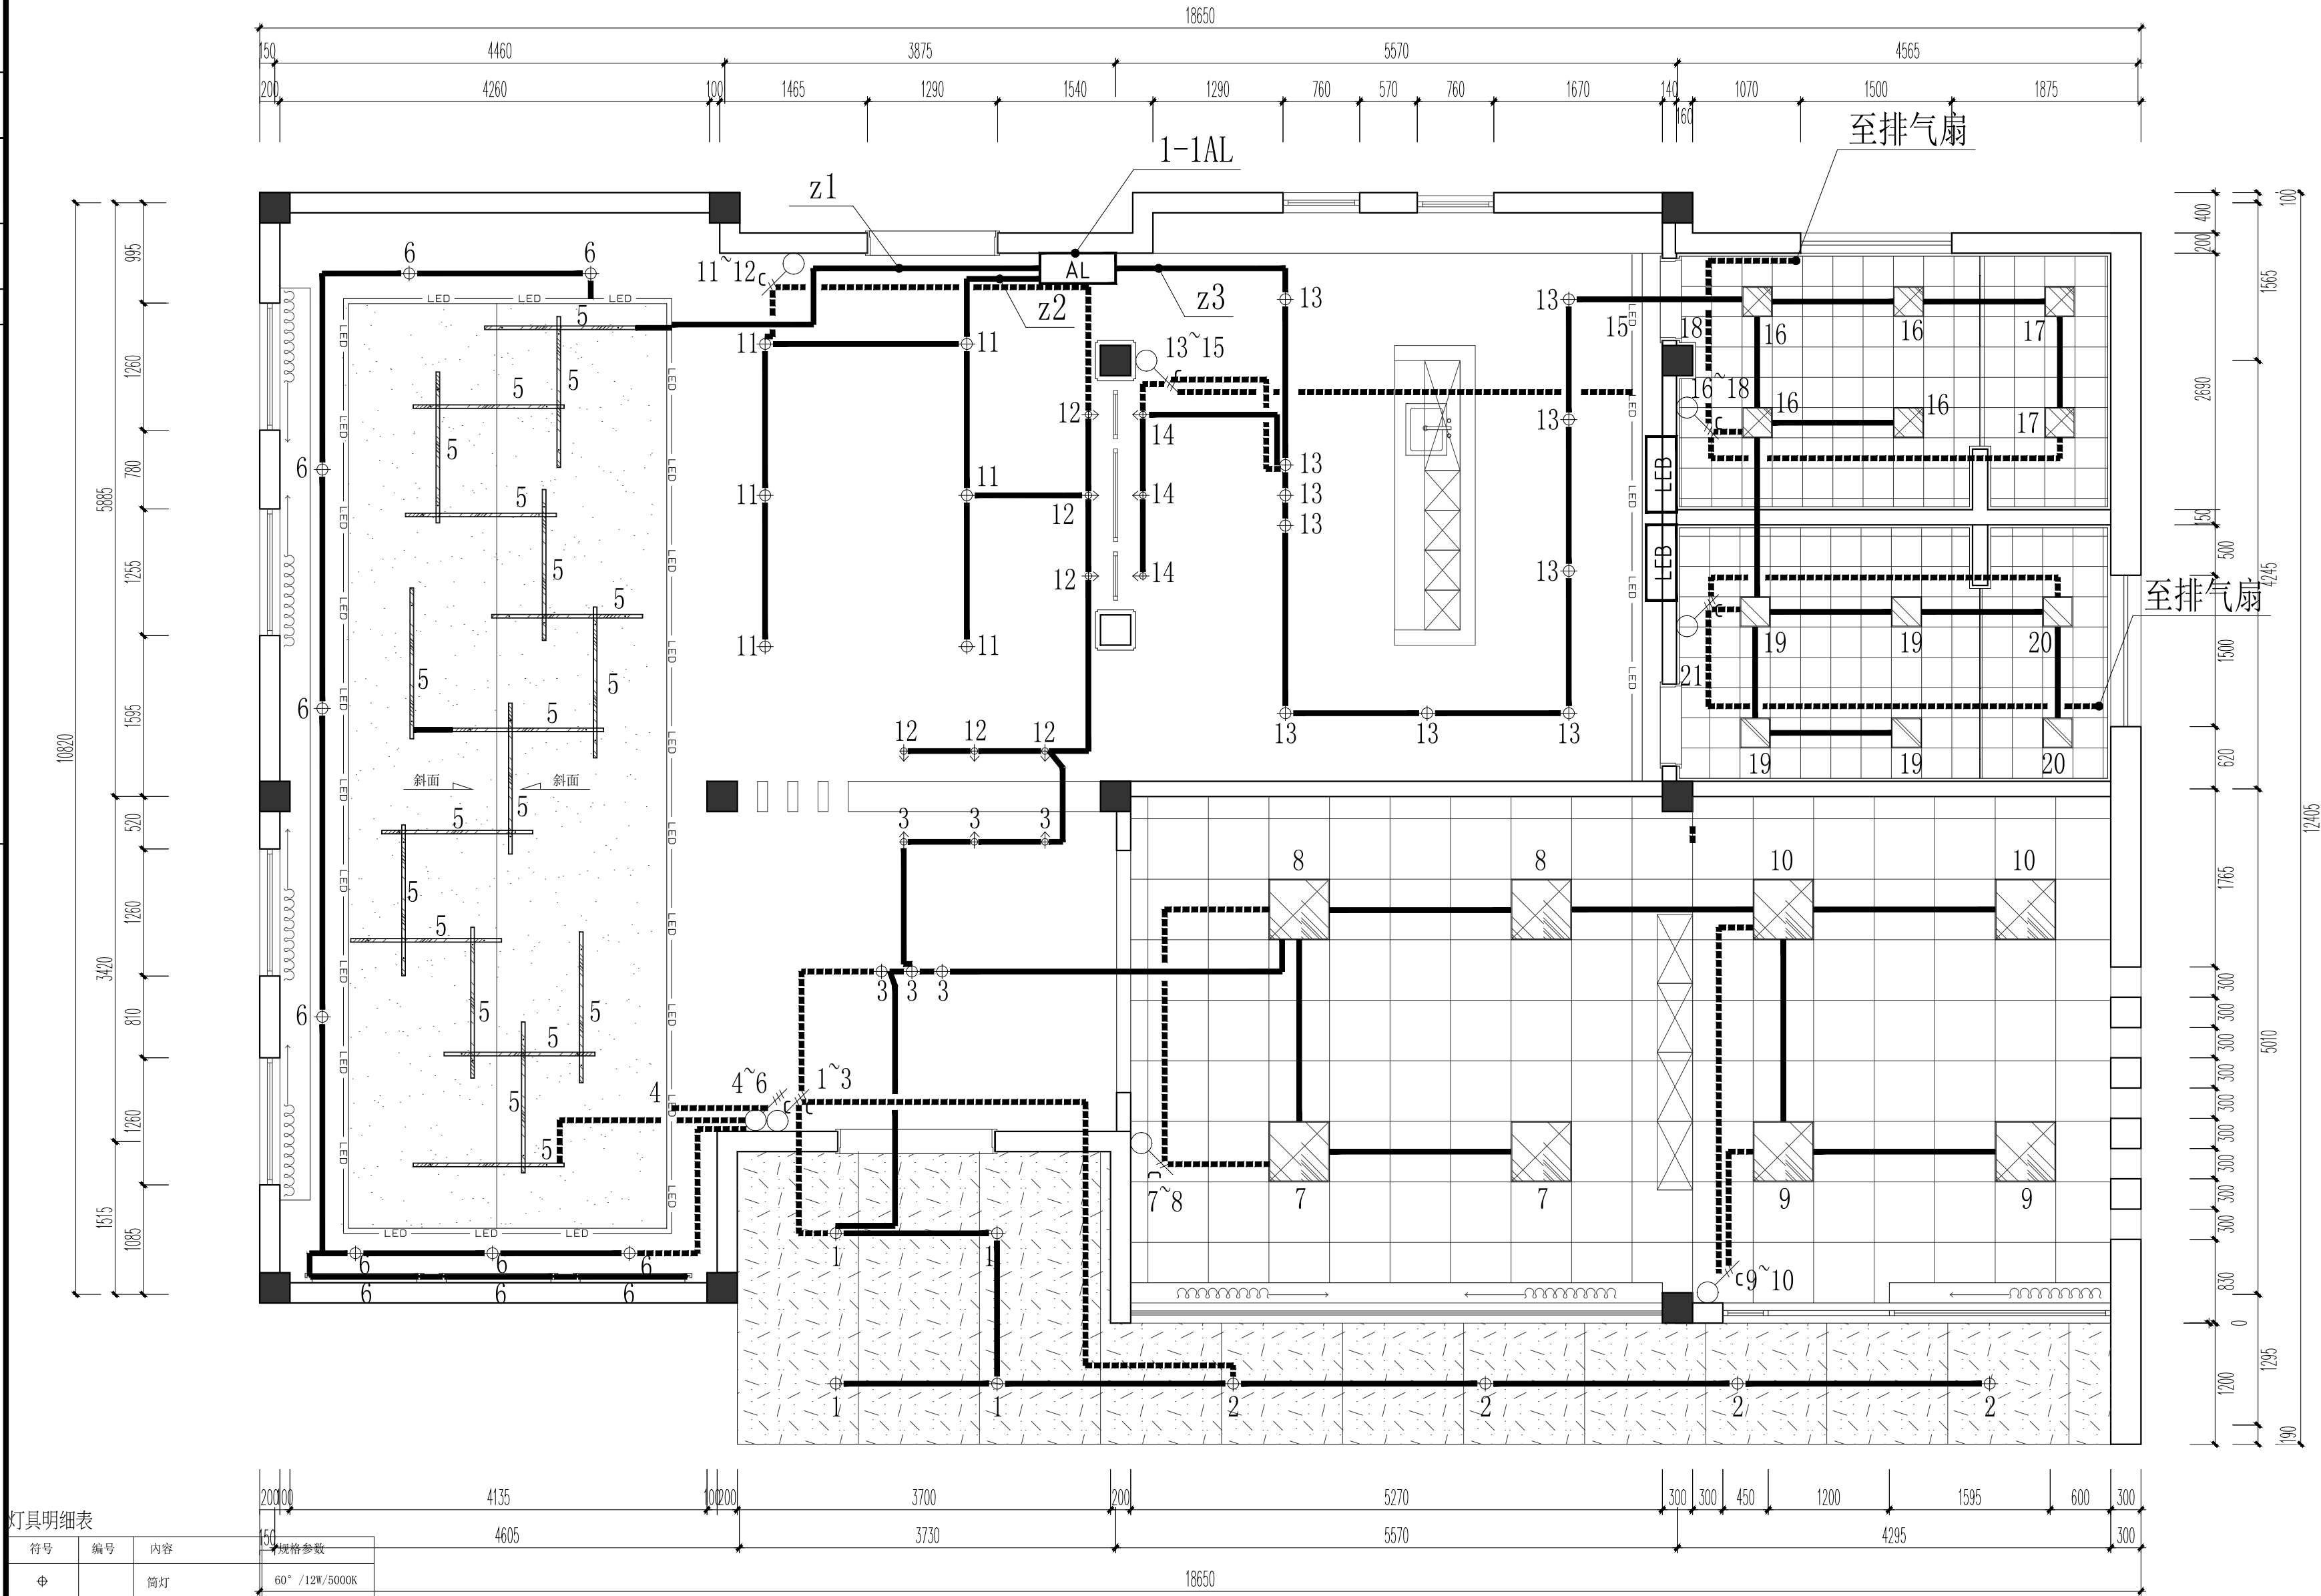

灯具明细表

符号	编号	内容	规格参数
⊕		筒灯	60° /12W/5000K
—		LED灯带	1米/10W/4000K
⊕		射灯	36° /5W/4000K
—		LED长条吊灯 (1500*10*20mm)	9W/5000K
—		柔性嵌入式LED线型灯	1米/10W/5000K
符号	编号	内容	规格参数
□		LED嵌入式平板灯 (300*300mm)	15W/5000K (卫生间、淋浴间IP65)
□		LED嵌入式平板灯 (600*600mm)	18W/5000K

备注:
1、所有空调以业主提供专业图纸为准。
2、C₁表示中心线。
3、所有天花造型尺寸是以墙身造型完成面开始计算。

照明平面图
PLAN SWCLE 1:50@ A2

出图专用章

注册师章

注册师

版本

日期

修改内容

广东华南建筑设计研究院有限公司
地址：广州市越秀区中山四路246号信德商务大厦26楼
邮编：510030

工程设计资质证书：A144016719 建筑行业建筑工程甲级
A244016716 市政行业给水\排水工程乙级
市政行业道路工程乙级
风景园林工程设计专项乙级
城乡规划编制资质证书：粤自资规乙字23440114号（乙级）

合同编号	总负责人	审定	审核	校核	专业负责人	设计	专业	阶段
	孙亚平	杨勤尧	杨勤尧	吴法禧	杨勤尧	王浩	电气	施工图
							版本	日期

建设单位	东莞市望牛墩镇文化服务中心 (东莞市望牛墩镇体育管理服务中心)
工程名称	东莞市望牛墩镇文化广场文体设施提升项目
单体名称	驿站
图纸名称	照明平面图
图号	DS-05
施工图审查号	
电子条码	

版权所有。未经授权，不得复制。