

建 筑			暖 通		
结 构					
电 气					
给 排 水					



路灯总平面索引图 1:1200



广东省华城建筑设计有限公司
GUANGDONG HUACHENG
DESIGN INSTITUTE Co., Ltd

设计证书编号:

DESIGN GRADE & CERTIFICATE NO.:

建筑工程甲级: A144020237

规划编制乙级: 142019

园林景观乙级: A244020234

1. 本图未加量本图出图专用章无效;

2. 本图的所有权归广东华城建筑设计有限公司所有;

未经我们公司书面许可不得翻印、复用;

3. 不得篡改图纸尺寸施工, 如有任何不祥事宜;

请在施工前与我司开会, 不得擅自处理。

设计	李 威
DESIGNED BY	李 威
校对	林 浩
CHECKED BY	林 浩
专业负责人	周艳辉
CHIEF ENGL.	周艳辉
审核	周艳辉
REVIEWED BY	周艳辉
审定	周艳辉
APPROVED BY	周艳辉
项目负责人	刘道遵
CAPTAIN	刘道遵
设计阶段	施工图
STATUS	施工图

图纸名称
路灯总平面索引图

图别	建筑	版次	第一版
DRAWING TYPE	建筑	NO.	第一版
出图日期	2017.01	图号	JS-03
DATE	2017.01	DRAWING NO.	JS-03

建设单位
望中镇望南村村民委员会

工程名称
洲洞村大洲路道路照明
升级改造工程


盖章

施工图审查批准书编号:

电子文件名:




图纸版权属设计单位所有, 未经许可, 外人及外单位不得翻印复制作为其他工程之用。

建 筑			暖 通		
结 构					
电 气					
给 排 水					

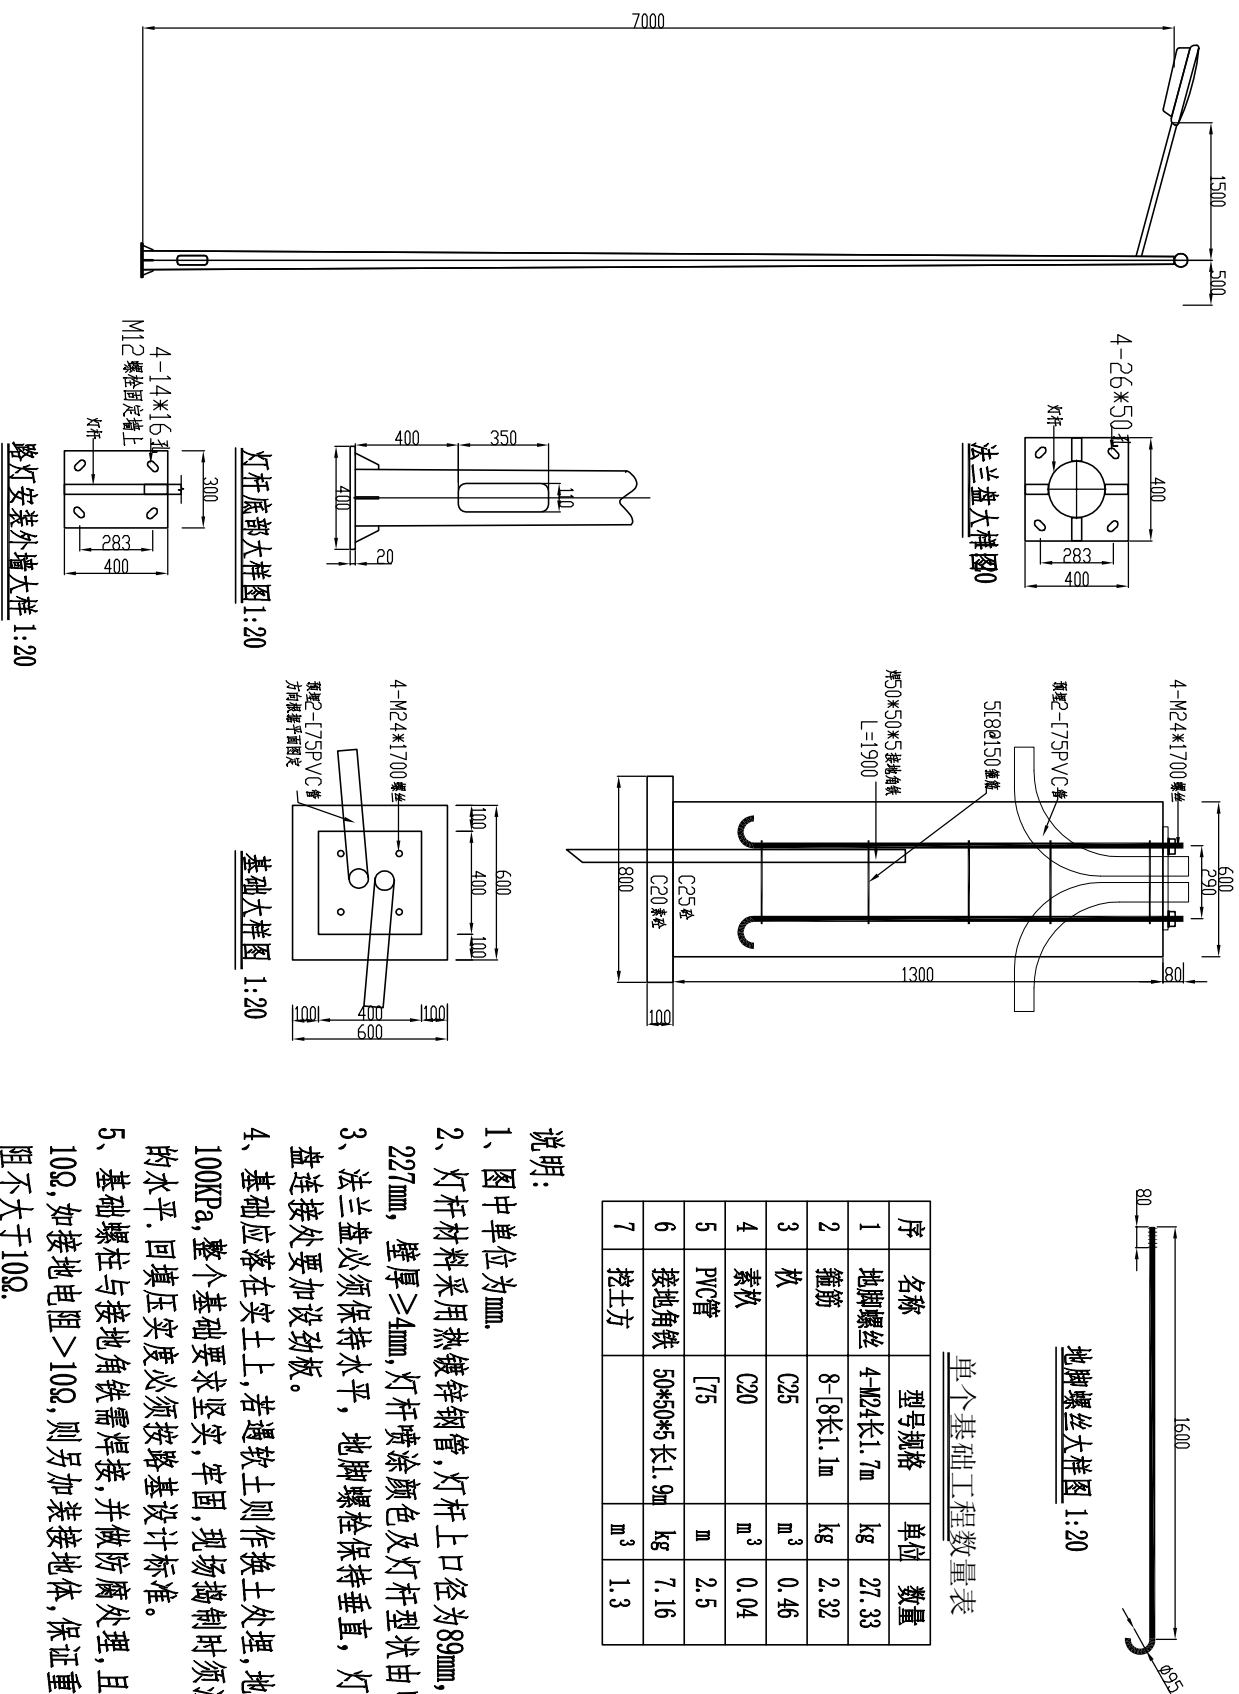

说明:


1. 图中单位为mm。
2. 杆杆材料采用热镀锌钢管, 杆杆上口径为89mm, 下口径为227mm, 壁厚 $\geq 4\text{mm}$, 杆杆喷涂颜色及杆杆型式由甲方确定。
3. 法兰盘必须保持水平, 地脚螺栓保持垂直, 杆杆与法兰盘连接处要加设钢板。
4. 基础应落在实土上, 若遇软土则作换土处理, 地基承载力 $\geq 100\text{KPa}$, 整个基础要求坚实, 牢固。现场浇筑时须注意整个墩的水平, 回填土实度必须按路基设计标准。
5. 基础螺栓与接地角铁需焊接, 并做防腐处理, 且接地电阻 $\leq 10\Omega$, 如接地电阻 $> 10\Omega$, 则另加装接地体, 保证重复接地电阻不大于 10Ω 。
6. 所有预埋件尺寸, 待交货后根据有关资料核对后方可施工, 如有误差应通知设计人员修改。
7. 路灯安装完成后, 需用水泥沙浆包封基础, 当杆杆安装于人行道时, 包封顶面与人行道铺装面水平, 当杆杆安装于绿化带时, 包封顶面高出绿化带地面100mm。

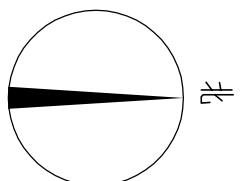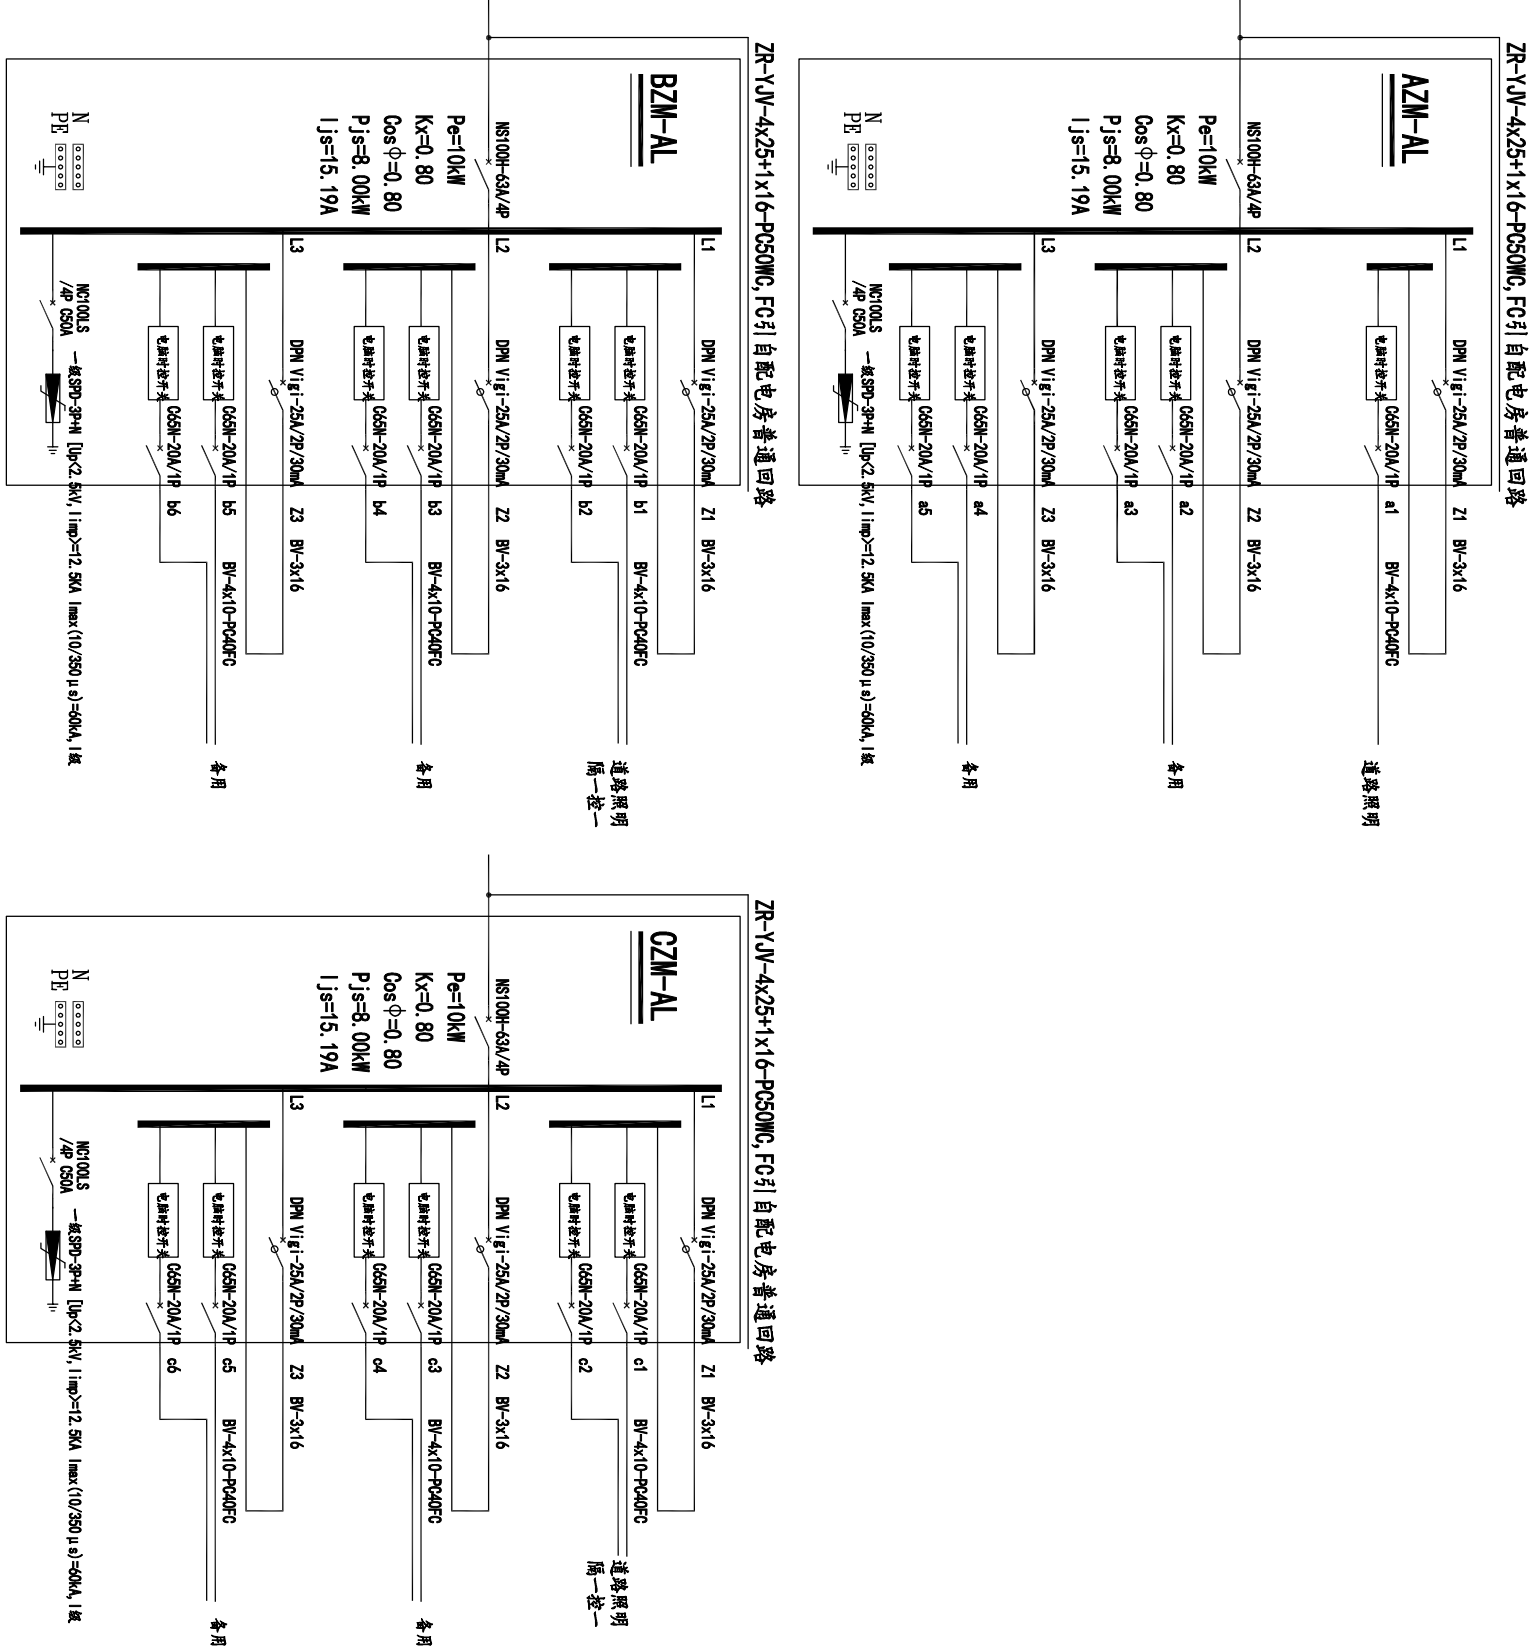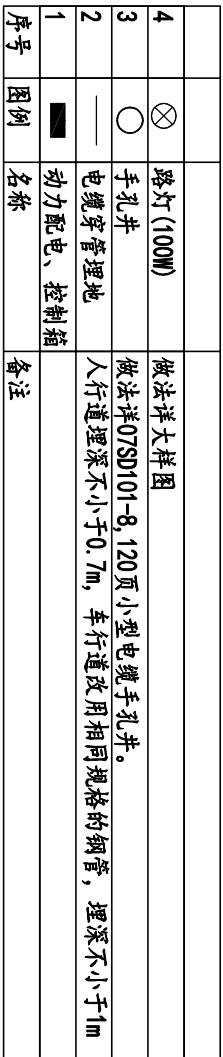

 广东省华城建筑设计有限公司 GUANGDONG HUACHENG DESIGN INSTITUTE Co., Ltd		
设计证书编号: DESIGN GRADE & CERTIFICATE NO: 建筑工程专业甲级: A144020237 规划编制乙级: 142019 园林景观乙级: A24020234		
1. 本图由盖本图章出图, 盖图章用章有效。 2. 本图的版权归广东省华城建筑设计有限公司所有。 未经我公司书面许可不得翻印、复用。 3. 不得将取图纸尺寸施工, 如有任何不洁事宜, 请在施工前与我司会商, 不得擅自处理。		
设计	DESIGNED BY	李 威
校对	CHECKED BY	林 浩
专业负责人	CHIEF ENGR.	周艳辉
审核	VERIFIED BY	周艳辉
审定	APPROVED BY	周艳辉
项目负责人	CAPITAIN	刘道遵
设计阶段	STATUS	施工图
图纸名称	TITLE	配电系统图 路灯大样图
图别	DRAWING TYPE	建筑
出图日期	DATE	2017. 01
设计单位	CLIENT	望牛墩镇谢洲村村民委员会
工程名称	PROJECT	洲洲村大洲路道路照明 升级改造工程

电子文件名: 图纸版权属设计单位所有, 未经许可, 外人及外单位不得翻印复制作为其他工程之用。

建 筑			暖 通		
结 构					
电 气					
给 排 水					

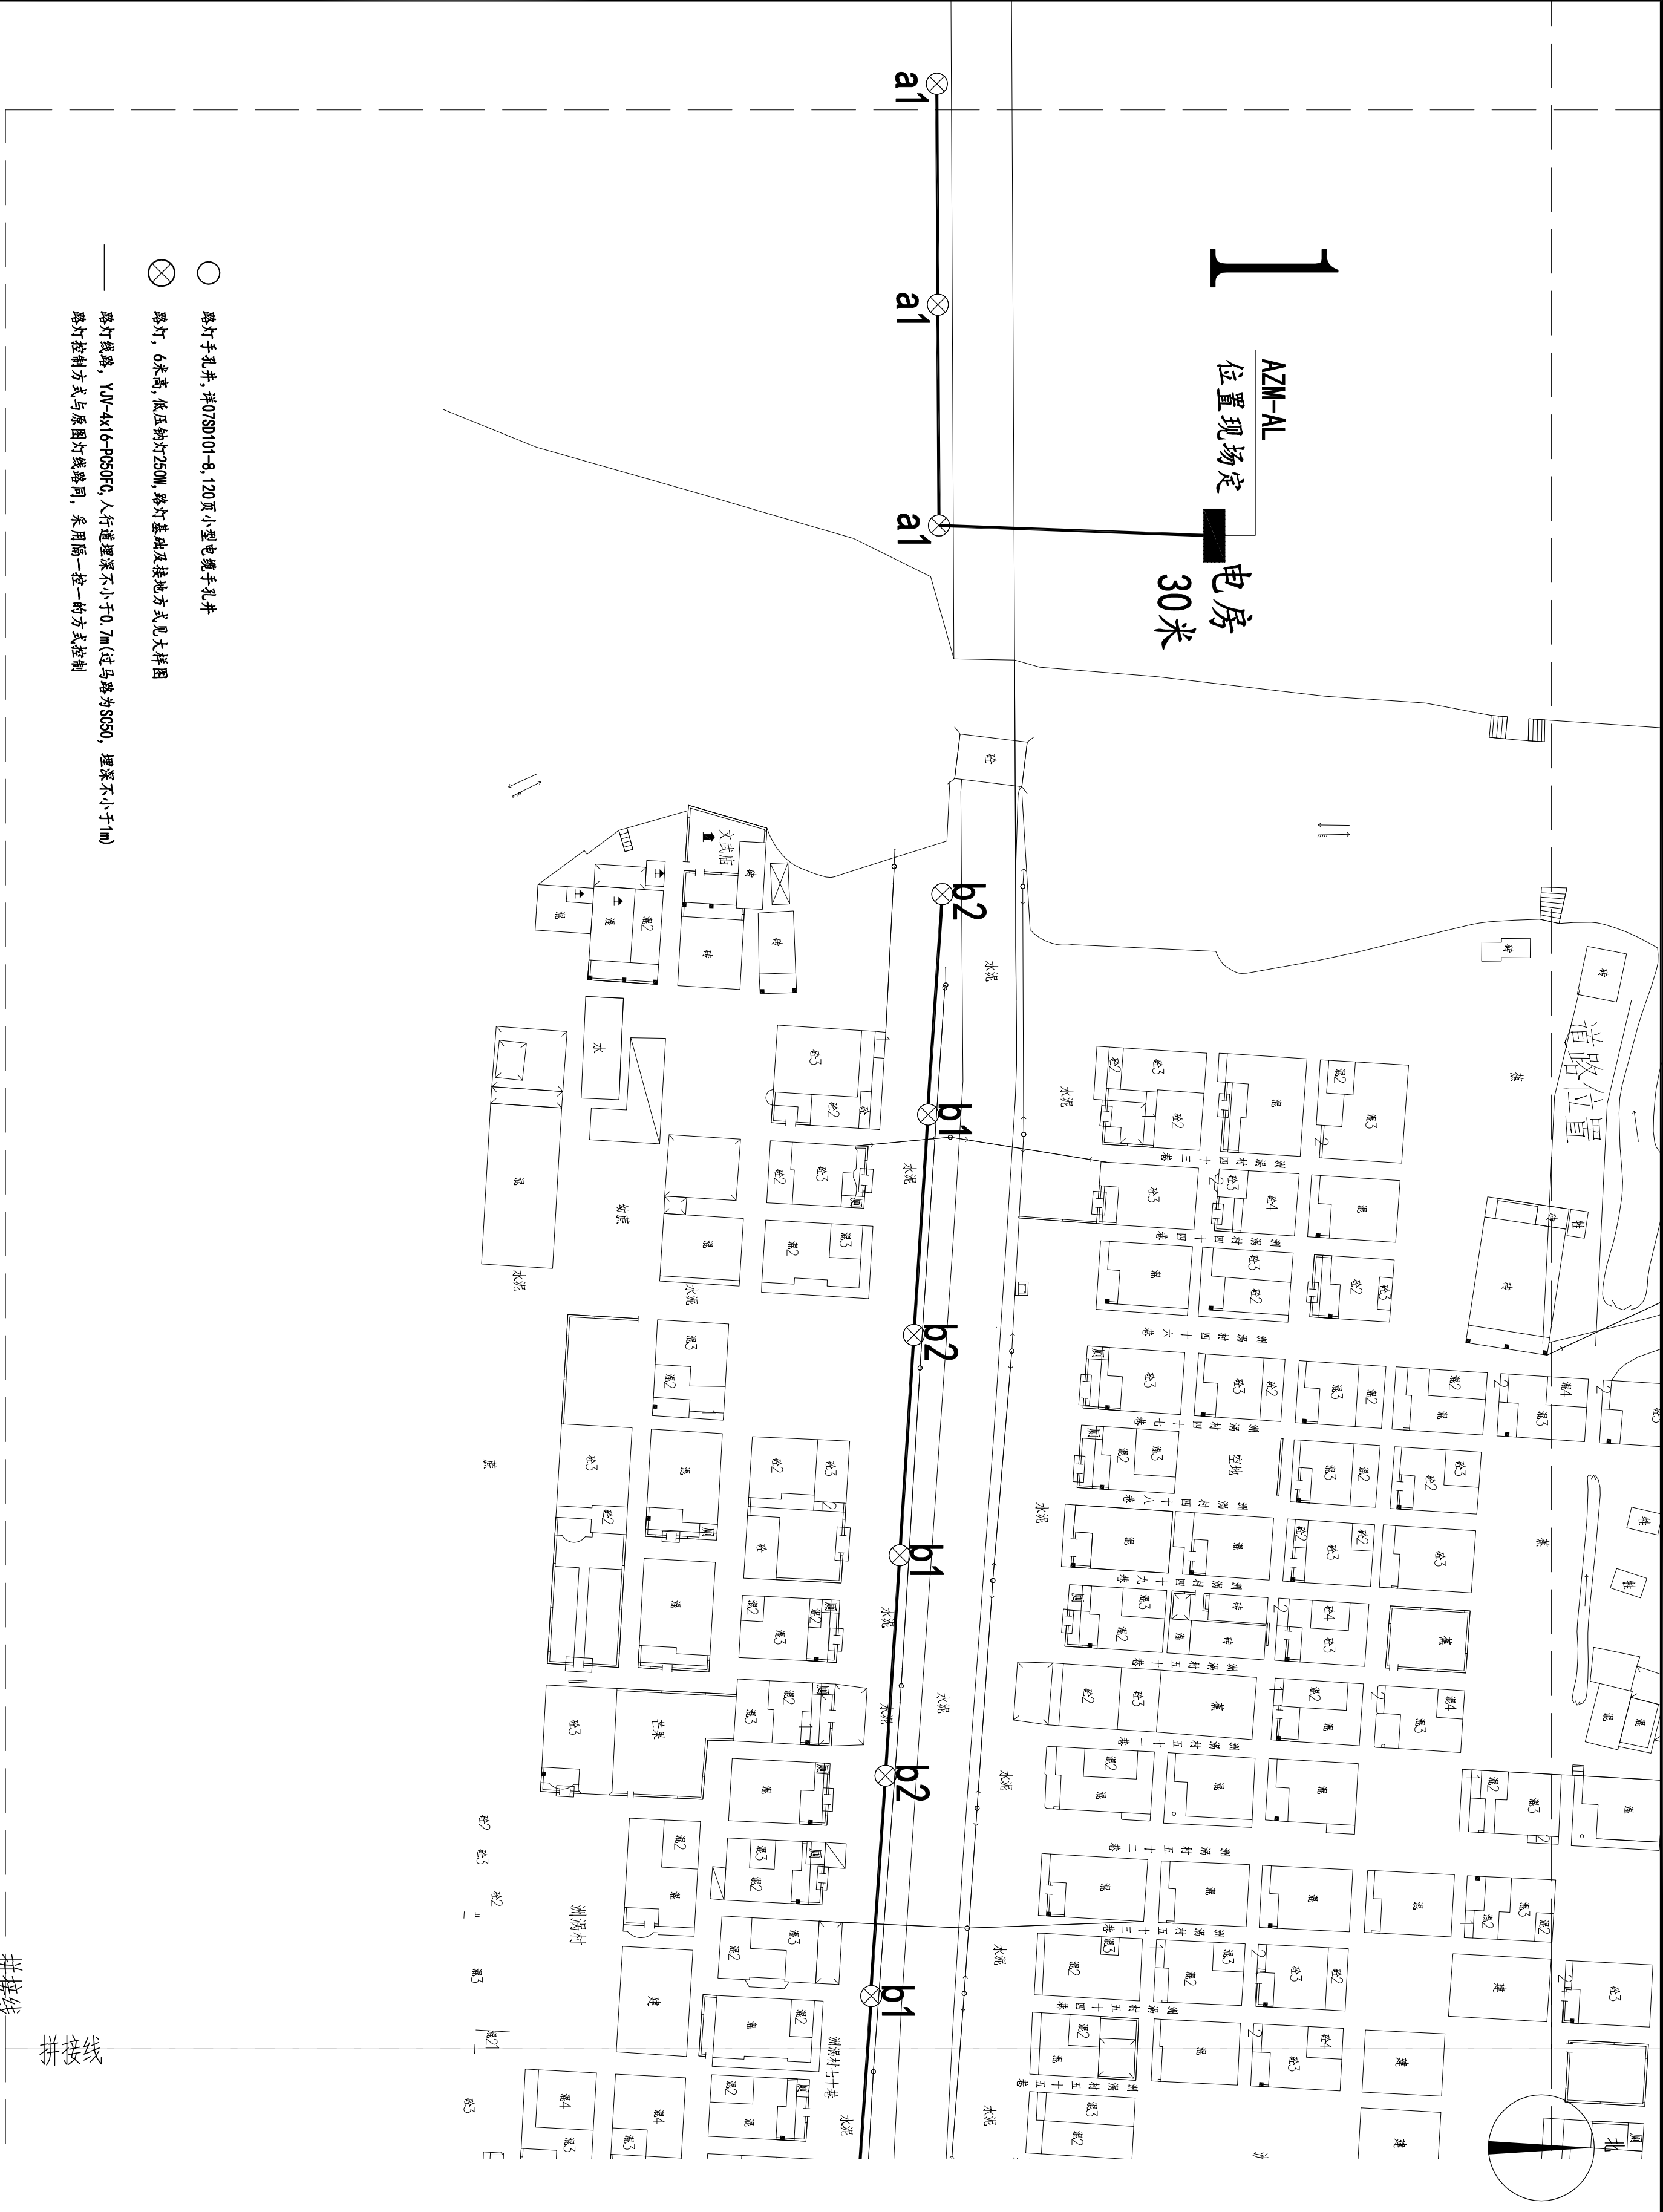

The logo consists of a large, stylized, black and white graphic on the left, resembling a combination of the letters 'H' and 'C'. To the right of this graphic, the words 'Ho Design' are written in a black, cursive script font. Below the graphic and text, the company name 'GUANGDONG HUACHENG DESIGN INSTITUTE Co., Ltd' is printed in a clean, black, sans-serif font, arranged in three lines.

设计	李 威	
DESIGNED BY		
校对	林 浩	
CHECKED BY		
专业负责人	周艳辉	
CHIEF ENGR.		
审核	周艳辉	
VERIFIED BY		
审定	周艳辉	
APPROVED BY		
项目负责人	刘道遵	
PROJECT CAPTAIN		
设计阶段		
STATUS		施工图

图纸名称 TITLE	路灯下面设计图一			
图别 DRAWING TYPE	建筑	版次 NO.	第 一 版	
出图日期 DATE	2017.01	图号 DRAWING NO.	JS-03	
建设单位 CLIENT	望牛墩镇洲洲村民委员会			
工程名称 PROJECT	洲洲村大洲路道路照明 升级改造工程			


草 聖

路灯平面设计图一 1:500

施工图审查批准书编号: 电子文件名: 图纸版权属设计单位所有, 未经许可, 外人及外单位不得翻印复制作为其他工程之用。

设计	DESIGNED BY	李 威	
校对	CHECKED BY	林 浩	
专业负责人	CHIEF ENGR.	周艳辉	
审核	VERIFIED BY	周艳辉	
审定	APPROVED BY	周艳辉	
项目负责人	CAPTAIN	刘道遵	
设计阶段	STATUS	施工图	

图纸名称	路灯平面设计图二		
图别	DRAWING TYPE	建筑	版次
出图日期	DATE	2017.01	图号
建设单位	CLIENT	望牛墩镇洲涌村村委会	图号
工程名称	PROJECT	洲涌村大涌路道路照明	图号
盖章		升级改造工程	

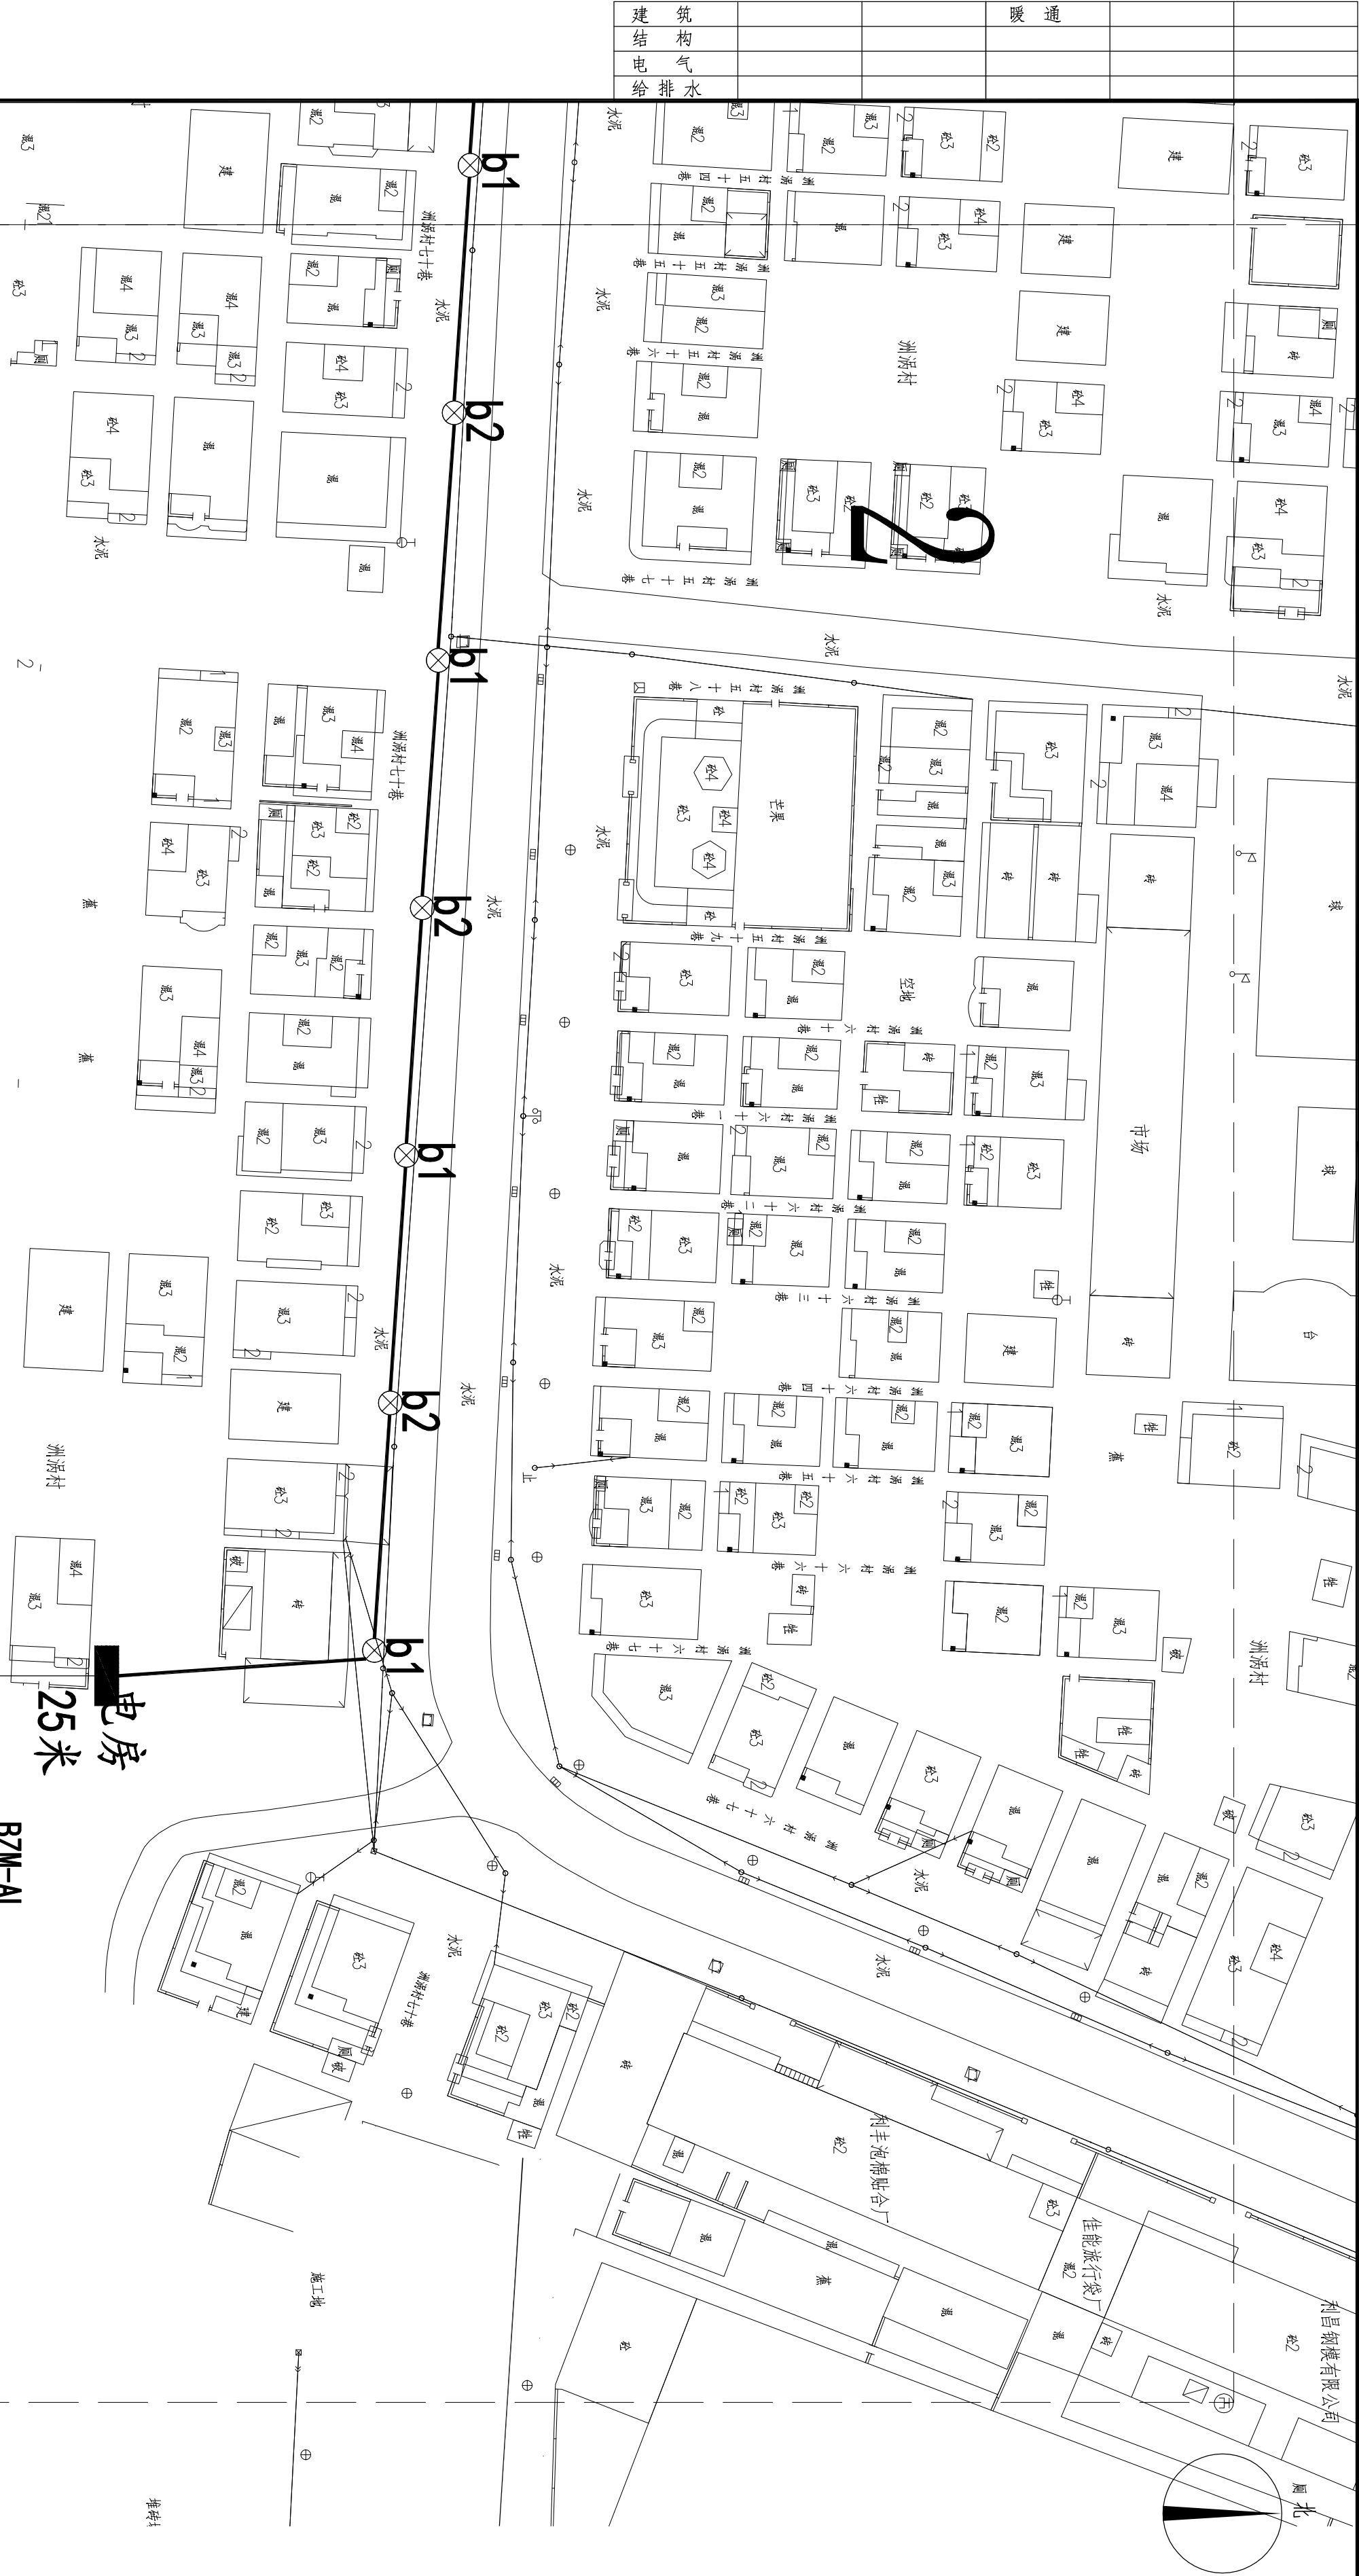

- 路灯手孔井, 详07SD101-8, 120页小型电缆手孔井
- ⊗


路灯, 6米高, 低压钠灯250W, 路灯基础及接地方式见大样图
- 路灯线路, YJV-4x16-PSDF6, 人行道埋深不小于0.7m(过马路为SS50, 埋深不小于1m)
- 路灯控制方式与原图灯线路同, 采用隔一控一的方式控制

路灯平面设计图二 1:500

建筑			暖通		
结构					
电气					
给排水					

3

- 路灯手孔井, 详07SD101-8, 120页小型电缆手孔井
- ⊗ 路灯, 6米高, 低压钠灯250W, 路灯基础及接地方式见大样图
- 路灯线路, YJV-4x16-PC50FC, 人行道埋深不小于0.7m(过马路为S050, 埋深不小于1m)
- 路灯控制方式与原图灯线路同, 采用隔一控一的方式控制

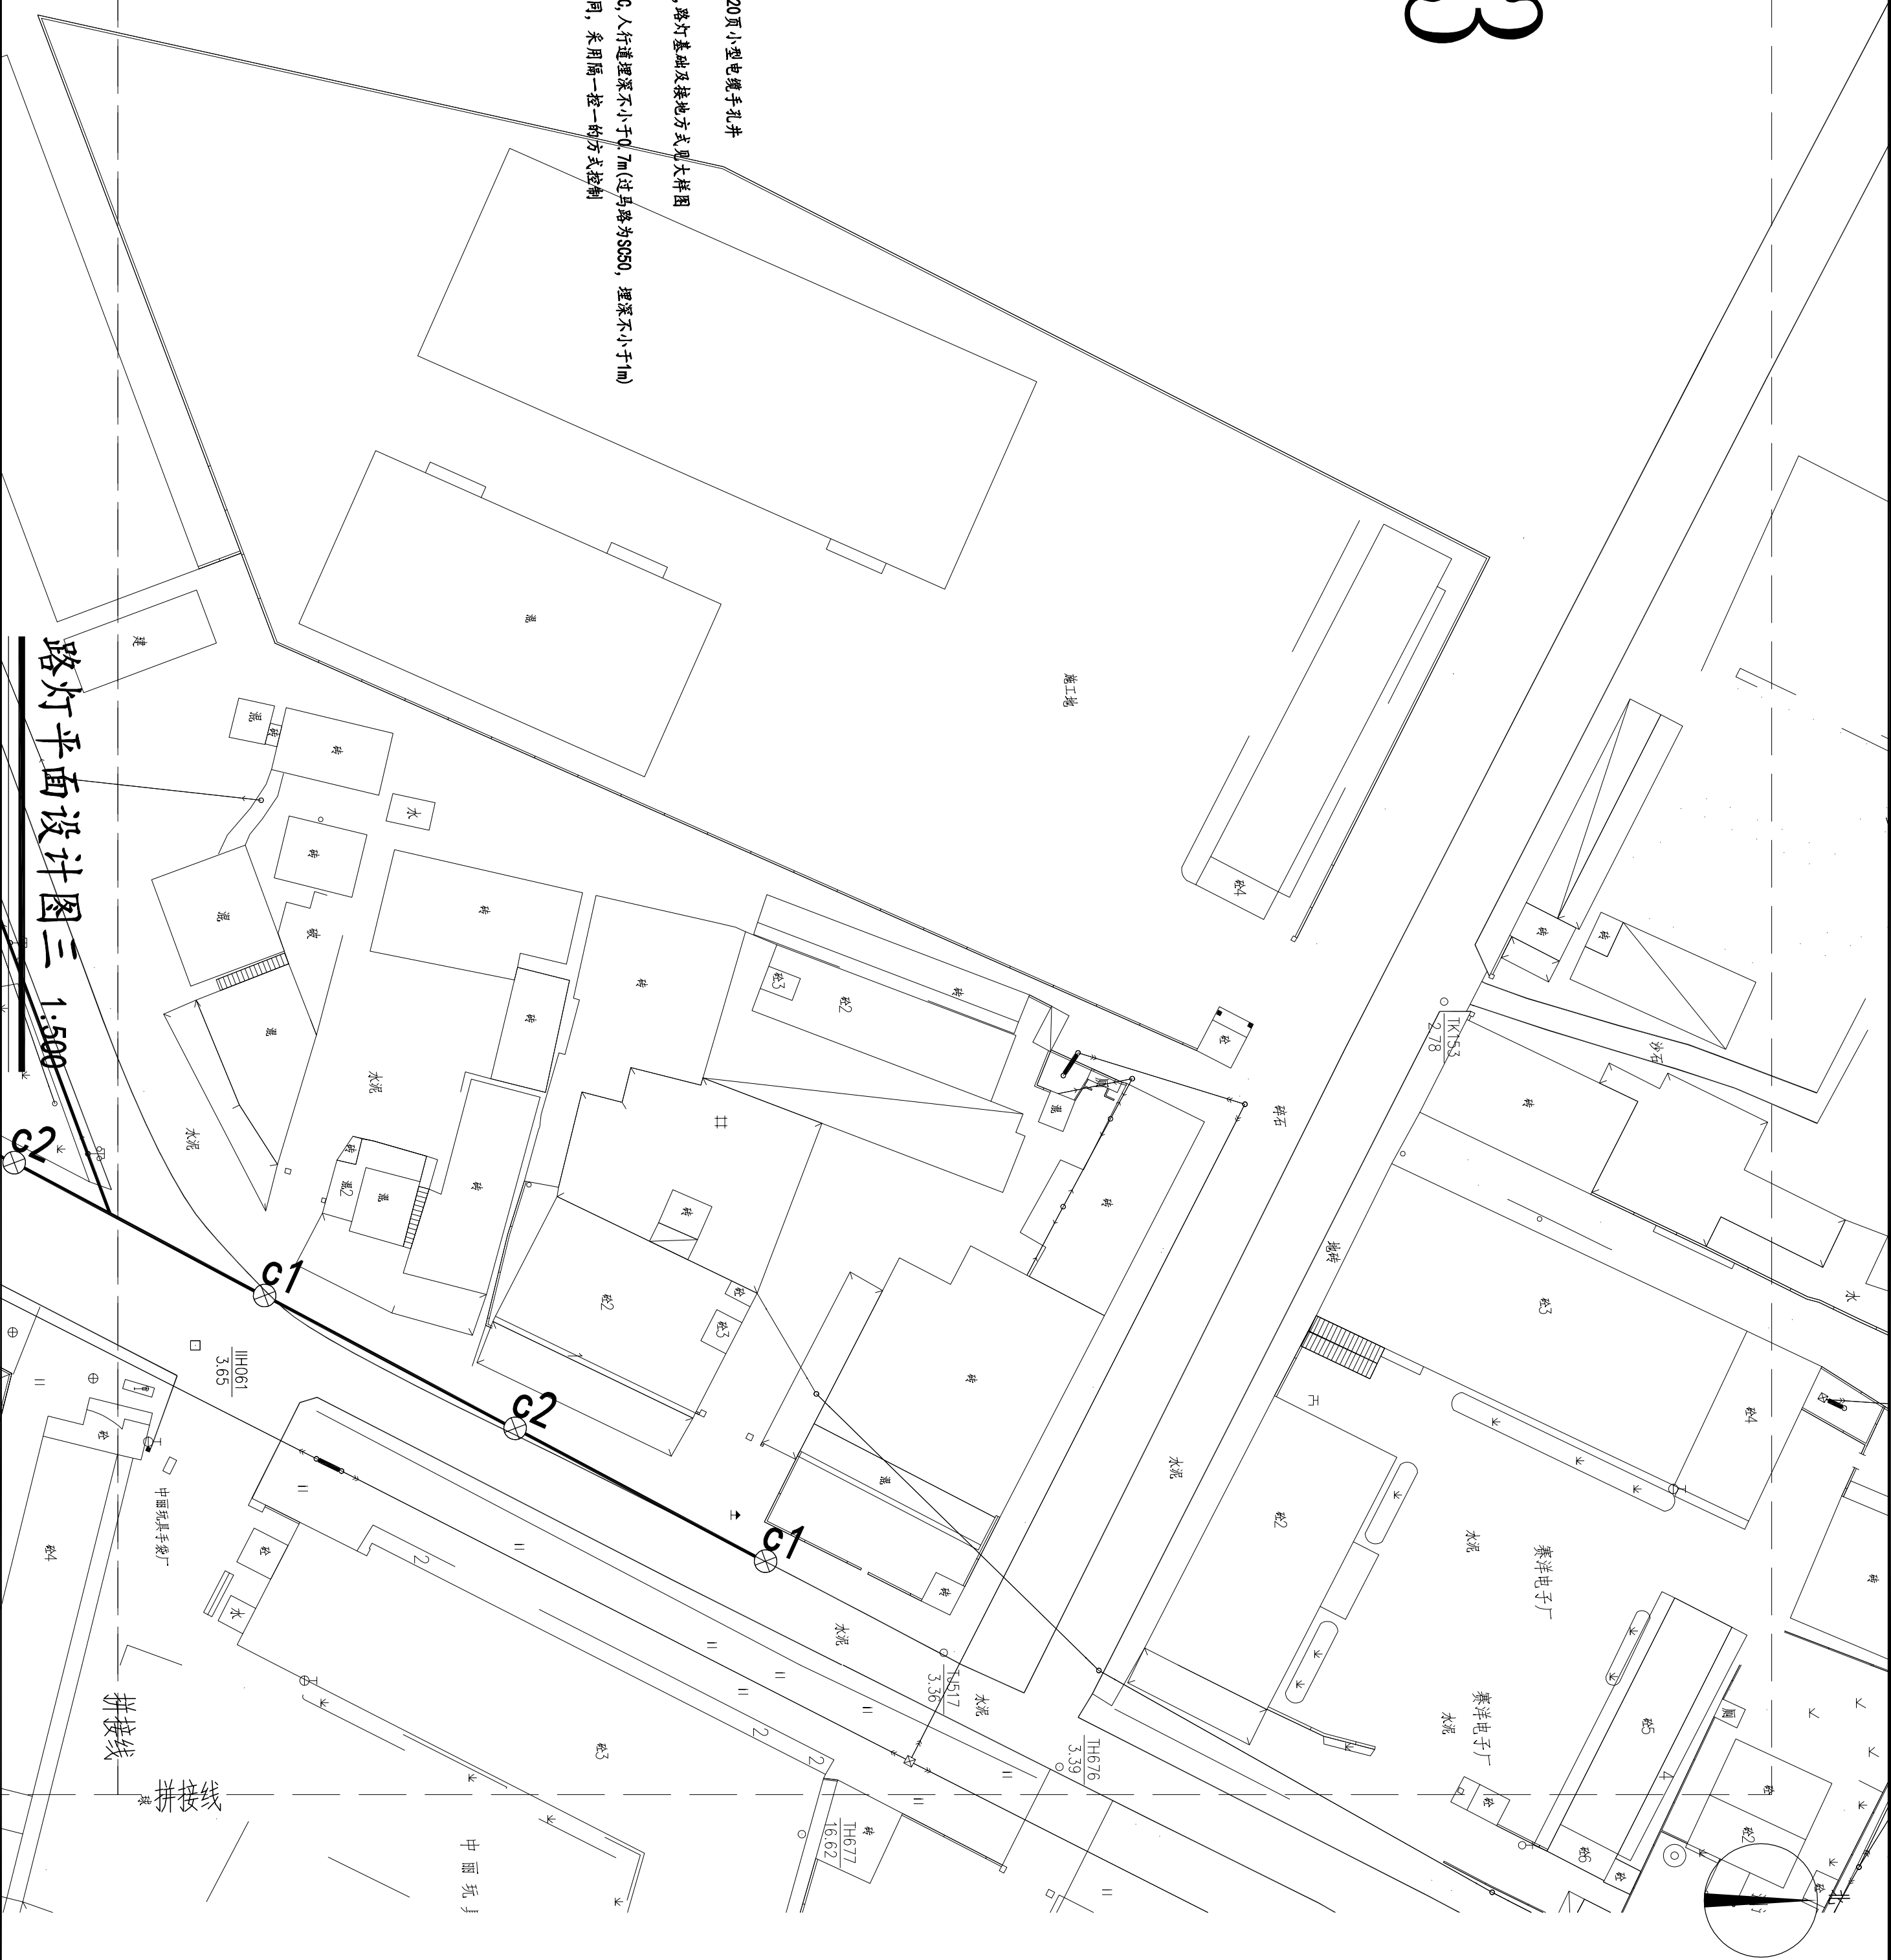

路灯平面设计图三 1:500

施工图审查批准书编号:

电子文件名:

图纸版权属设计单位所有, 未经许可, 外人及外单位不得翻印复制作为其他工程之用。

HoDesign
广东省华城建筑设计有限公司
GUANGDONG HUACHENG
DESIGN INSTITUTE Co., Ltd



设计证书编号:
DESIGN GRADE & CERTIFICATE NO.:
建筑工程甲级: A144020237
规划编制乙级: 142019
园林景观乙级: A244020234

1. 本图未经盖章不得出图, 盖章无效;
2. 本图的所有权归广东省华城建筑设计有限公司所有。
未经我们公司书面许可不得翻印、复用。
3. 不得更改图纸尺寸施工, 如有任何不清晰, 请在施工前与我司沟通, 不得擅自处理。

设计 DESIGNED BY	李 威
校对 CHECKED BY	林 浩
专业负责人 CHIEF ENGR.	周艳辉
审核 VERIFIED BY	周艳辉
审定 APPROVED BY	周艳辉
项目负责人 CAPTAIN	刘道遵
设计阶段 STATUS	施工图

图纸名称 TITLE	路灯平面设计图三
图别 DRAWING TYPE	建筑
图号 DRAWING NO.	105-05
图次 DRAWING NO.	第一版
出图日期 DATE	2017.01
建设单位 CLIENT	潮州市大埔县大埔镇人民政府
工程名称 PROJECT	潮州市大埔县大埔县道路照明 升级改造工程
盖章	

建筑			暖通		
结构					
电气					
给排水					

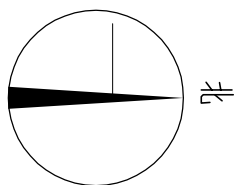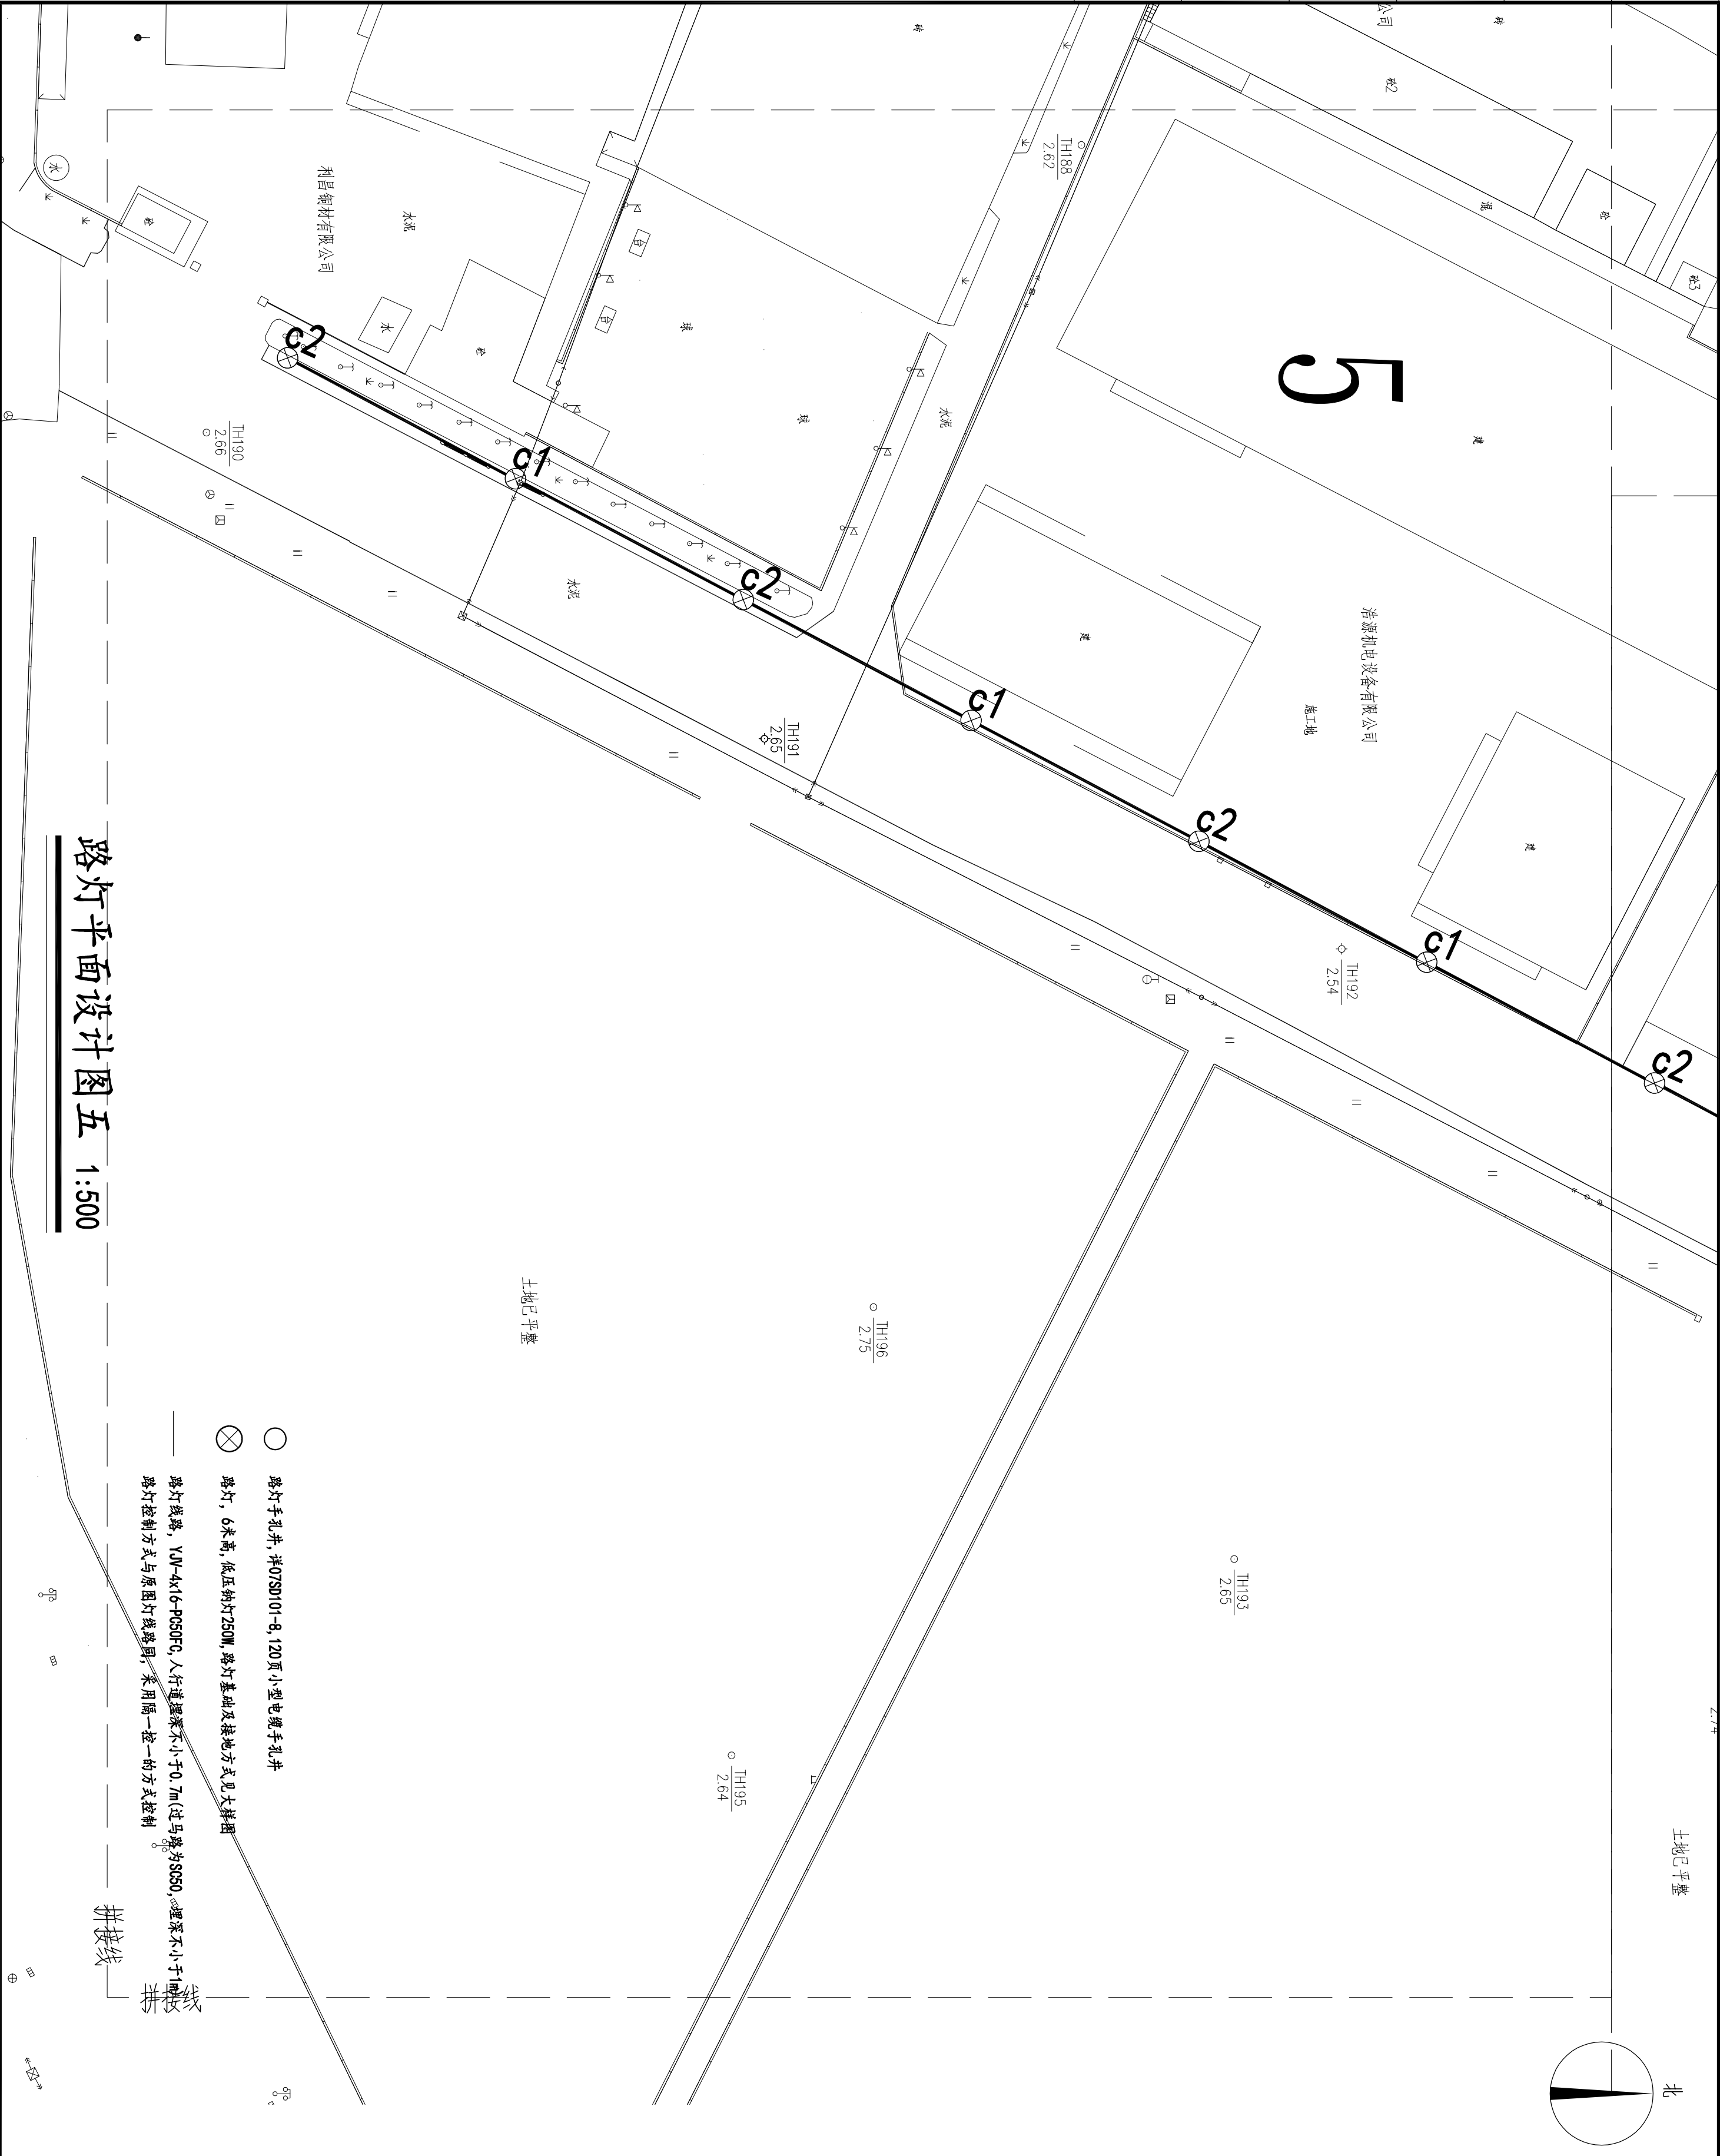

HoDesign
广东省华城建筑设计有限公司
GUANGDONG HUACHENG
DESIGN INSTITUTE Co., Ltd

设计证书编号:

DESIGN GRADE & CERTIFICATE NO.:

建筑工程甲级: A144020237

规划编制乙级: 142019

园林景观乙级: A244020234

1. 本图未加量本图出图专用章无效;

2. 本图的所有权归广东省华城建筑设计有限公司所有;

未经我公司书面许可不得翻印、复用;

3. 不得量取图纸尺寸施工, 如有任何不祥事宜;

请在施工前与我司会商, 不得擅自处理。

设计	李 威	
DESIGNED BY	李 威	
校对	林 浩	
CHECKED BY	林 浩	
专业负责人	周艳辉	
CHIEF ENGR.	周艳辉	
审核	周艳辉	
VERIFIED BY	周艳辉	
审定	周艳辉	
APPROVED BY	周艳辉	
项目负责人	刘道遵	
CAPTAIN	刘道遵	
设计阶段	施工图	
STATUS	施工图	

图纸名称	路灯平面设计图五
TITLE	路灯平面设计图五
图别	建筑
DRAWING TYPE	建筑
图号	DS-07
DATE	2017.01
DATE	2017.01
建设单位	望牛墩镇望南村村民委员会
CLIENT	望牛墩镇望南村村民委员会
工程名称	望南村大涌路道路照明
PROJECT	望南村大涌路道路照明
盖章	升级改造工程

路灯平面设计图五 1:500

施工图审查批准书编号:

电子文件名:

图纸版权归属设计单位所有, 未经许可, 外人及外单位不得翻印复制作为其他工程之用。